

Rejon Dystrybucji Bydgoszcz

ul. Kąpielowa 6, 85-513 Bydgoszcz, tel. +48 / 052 327 21 00, faks +48 / 052 322 57 43
e-mail: rd.bydgoszcz@bydgoszcz.enea.pl



Bydgoszcz dnia 19.11.2008r.
OD/ZM/64817/2008

Zakład Instalacyjny

Roman Kwiatek

ul. Zbrachlińska 61
85-569 Bydgoszcz

UZGODNIENIE DOKUMENTACJI TECHNICZNEJ nr ZM/RH/U-70/2008

Rejon Dystrybucji Bydgoszcz po dokonaniu sprawdzenia przedłożonego projektu na przebudowę:

Obiekt: **linia energetyczna nn 0,4 kV**

Adres: **Niemcz ul. Reymonta**

stwierdza zgodność z wydanymi warunkami technicznymi nr:

OD/ZM/43276/2008/W-73 z dn. 05-08-2008.

i uzgadnia niniejszy projekt **bez uwag.**

Przed przystąpieniem do robót należy zaktualizować naniesienia uzbrojenia podziemnego i powiadomić Rejon Dystrybucji Bydgoszcz o terminie rozpoczęcia prac z zachowaniem 7 dniowego wyprzedzenia.

Uzgodnienie traci ważność po roku od daty wystawienia, w przypadku nie uzyskania prawomocnej decyzji w sprawie pozwolenia na budowę lub zgłoszenia rozpoczęcia robót.

k/o
ZM/RH

ENEA Operator Sp. z o.o.
Rejon Dystrybucji Bydgoszcz
Dyrektor

Lech Drzewiecki



ZAKŁAD ELEKTROINSTALACYJNY

Roman Kwiatek

85-569 Bydgoszcz ul. Zbrachlińska 61

tel./fax. (052) 340-24-33

e-mail: ze.romankwiatek@wp.pl

egz. 1

Przebudowa istniejącej linii napowietrznej nn-0,4kV w ul. Reymonta w Niemczu.

Zamawiający:

**Urząd Gminy Osielsko
ul. Szosa Gdańska 55A 86-031 Osielsko**

EHEA Operator Sp. z o.o. Rejon Dystrybucji Bydgoszcz	
Uzgodnienie nr	19.11.2008
Dnia	19.11.2008
Podpis	[signature]
(2)	

Rodzaj opracowania: **Przebudowa istniejącej linii napowietrznej nn-0,4kV
w ul. Reymonta w Niemczu.**

Adres: **Niemcz ul. Reymonta
Obręb Niemcz
- dz. nr 127/1, 129/1, 132/16, 133/3, 133/19**

Stadium projektu: **budowlany**

branża: **elektryczna**

Opracował: **Krzysztof Kwiatek**

podpis:

[signature]

Projektant: **inż. Roman Kwiatek
WBPP-NB-7210/6/82**

podpis:

W specjalności sieci, instalacje i urządzenia
elektryczne i elektroenergetyczne bez ograniczeń

[signature]

Sprawdził: **inż. Tadeusz Ambroziak
7210/265/76**

podpis:

W specjalności sieci, instalacje i urządzenia
elektryczne i elektroenergetyczne bez ograniczeń

[signature]

Data sporządzenia
projektu: **10 październik 2008**

Odcinek istn. linii napow. nn-0,4kV
 typu 4xAl 50² - przebudować

Nowa trasa przebudow. odcinka
 linii napow. nn-0,4kV typu 4xAl 50²

Istn. słup linii napow. nn-0,4kV
 typu PP-10 - przestawić


Istn. przyłącze napow. typu
 4xAl 50² - zdemonstować

Nowe przyłącze napow. typu
 ASXS_n4x25²

Nowa lokalizacja przestawionych słupów
 przebud. odcinka linii napow. nn-0,4kV
 typu 4xAl 50²

Data: sierpień 2008r.	Faza: PB	Branża: elektr.	Skala: 1:500	Nr rys.: E-1
-----------------------	-----------------	-----------------	--------------	---------------------

Odcinek istn. linii napow. nn-0,4kV
typu $4 \times \text{Al } 50^2$ l=149m- przebudować
(od istn. ST "Niemcz VII" do istn. słupa nr 4)

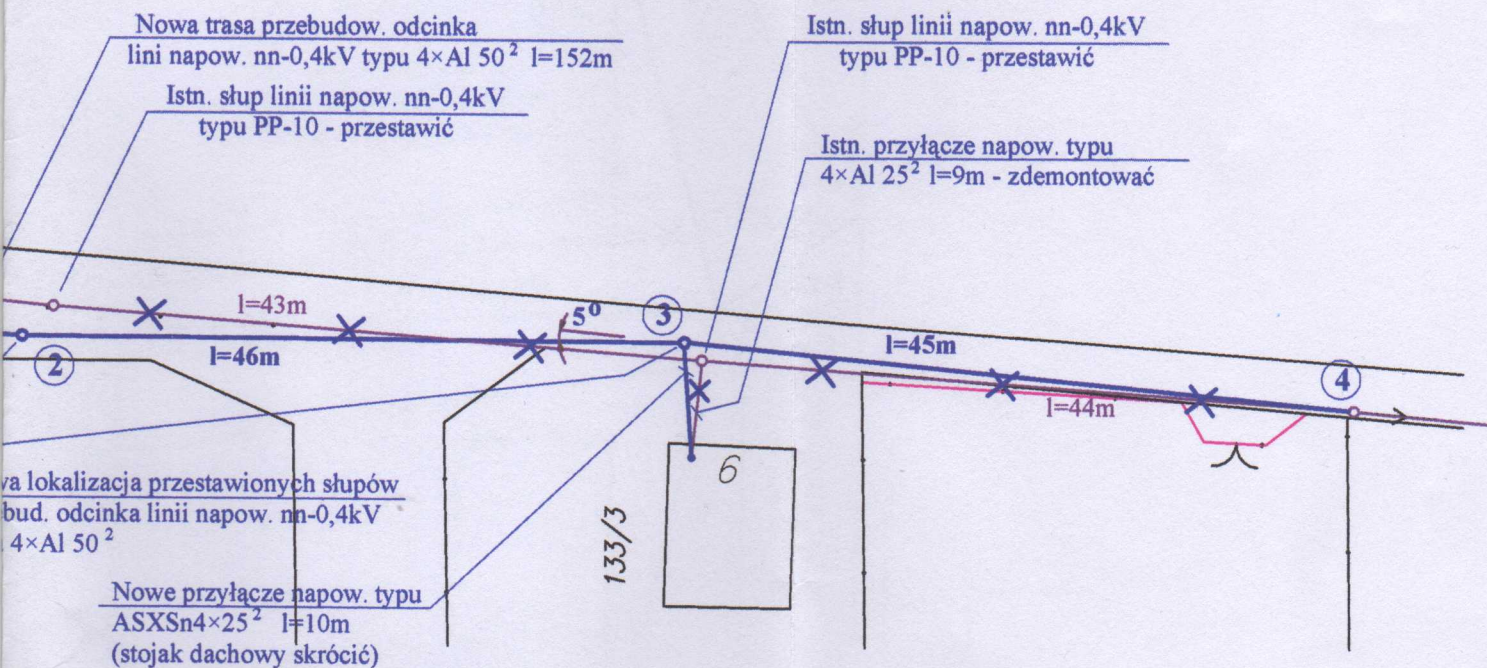

ENEA Operator Sp. z o.o.
Rejon Dystrybucji Bydgoszcz
Uzgodnienie nr 24/24/V-20/1008
SWN "TN-Cb" 1008 Podpis [signature]
Data 10.08.2008 (2)



ZAKŁAD ELEKTROINSTALACYJNY
PROJEKTOWANIE i WYKONAWSTWO
inż. Roman Kwiatek
85-569 Bydgoszcz ul. Zbrachlińska 61 tel./fax 052-340-24-33

Obiekt:
Przebudowa istniejącej linii
napowietrznej nn-0,4kV ul. Reymonta
w Niemczu gmina Osielsko.

Inwestor:
Urząd Gminy
Osielsko
ul. Szosa Gdańska 55A
86-031 Osielsko

Temat: **Przebudowa istniejącej linii napow. nn-0,4kV -
schemat przebudowy.**

Opracował:	Krzysztof Kwiatek
Projektant:	inż. Roman Kwiatek upr. nr WBPP-NB-7210/6/82
Sprawdził:	inż. Tadeusz Ambroziak upr. nr 7210/263/76

[signature]
[signature]
[signature]

Data: sierpień 2008r.	Faza: PB	Branża: elektr.	Skala: 1:500	Nr rys.: E-2
-----------------------	----------	-----------------	--------------	--------------