


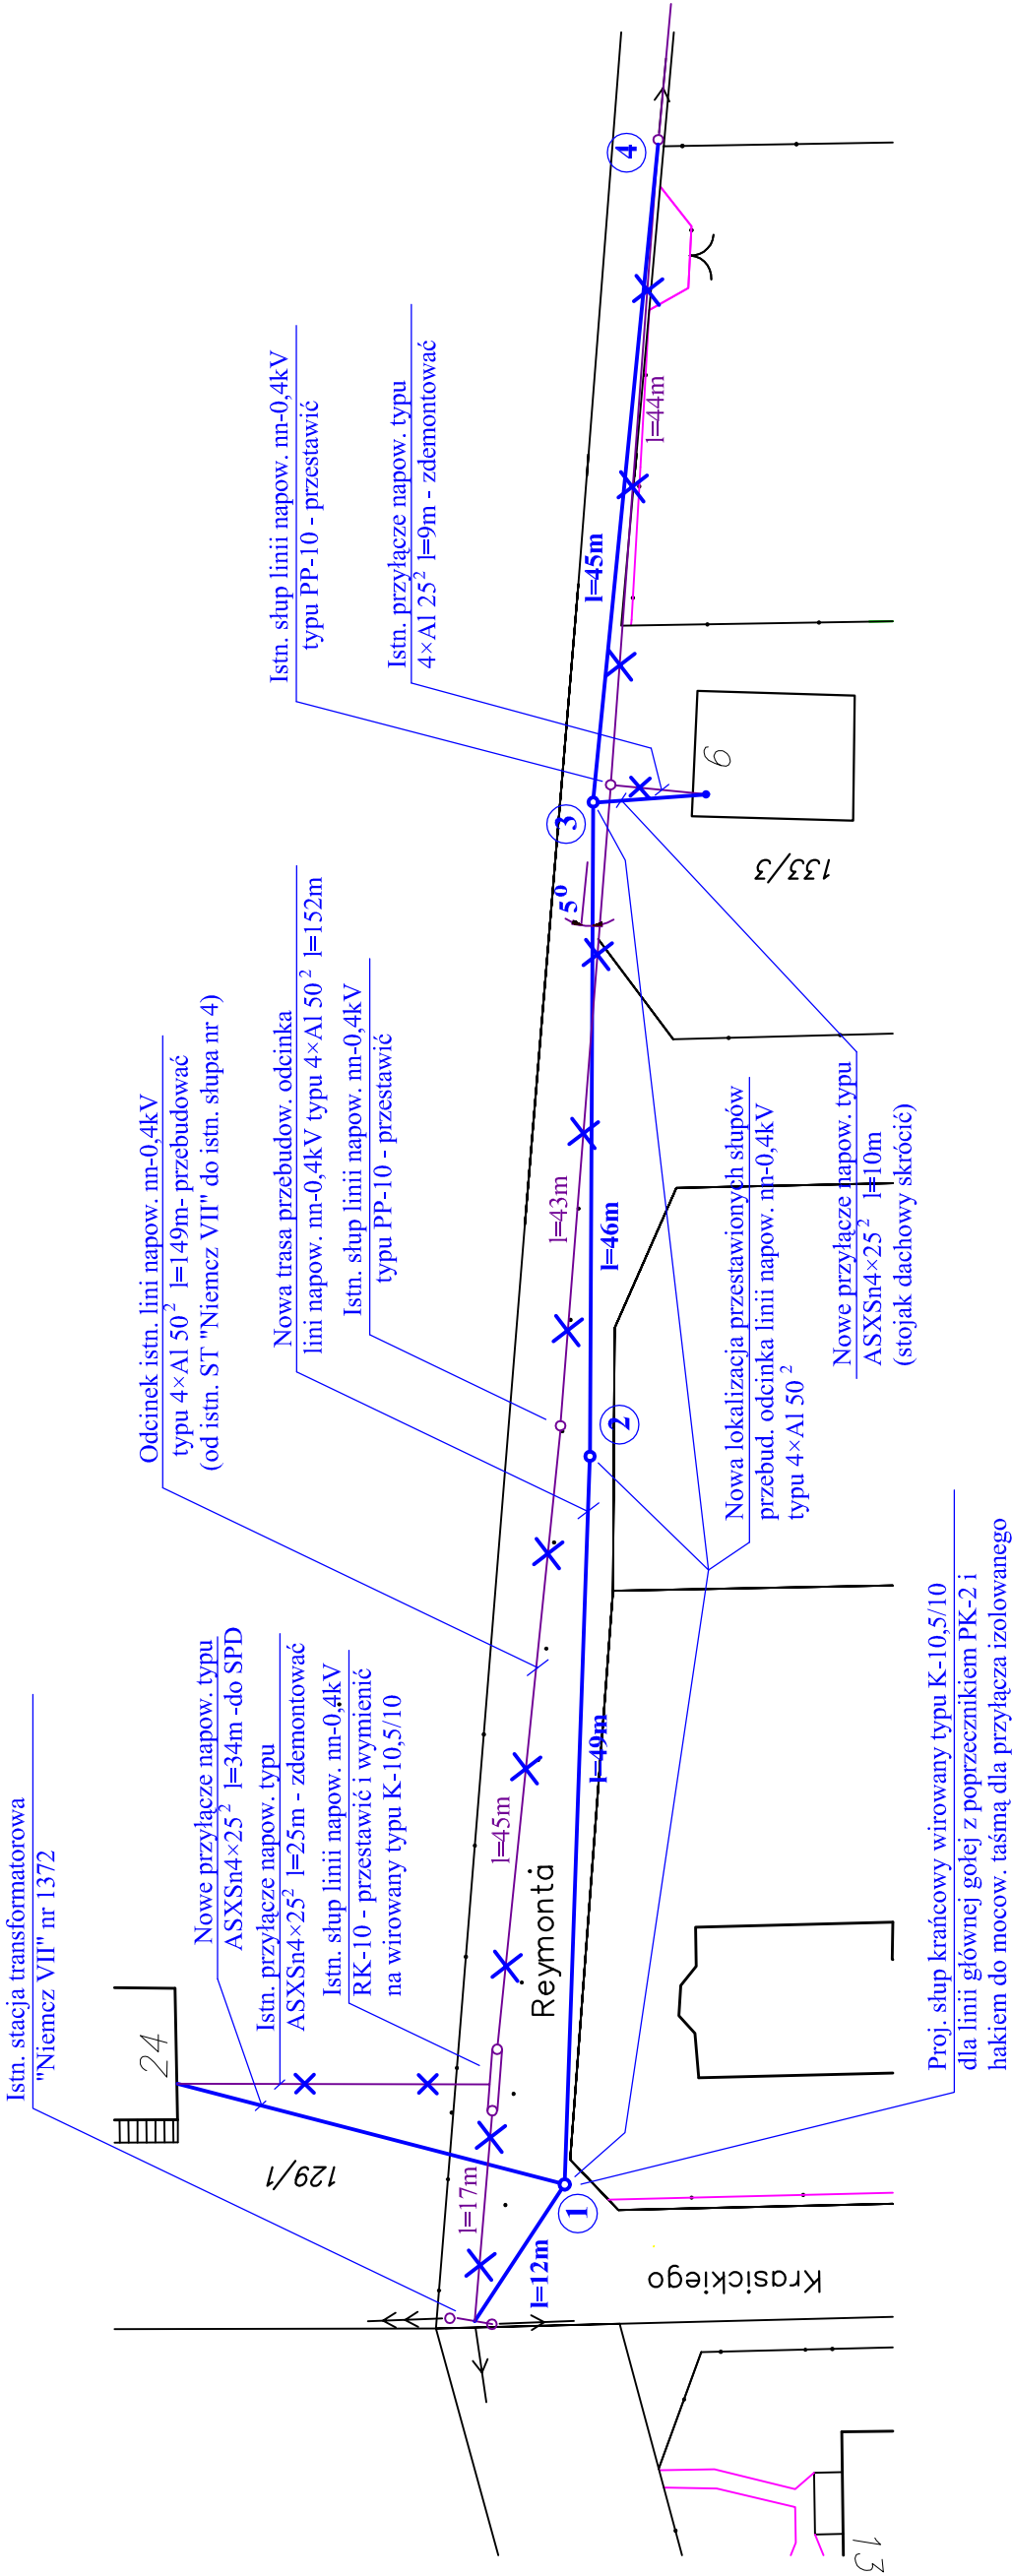

SWN - "TN-C"

 ZAKŁAD ELEKTROINSTALACYJNY PROJEKTOWANIE i WYKONAWSTWO inż. Roman Kwiatek 85-569 Bydgoszcz ul. Zbrachlińska 61 tel./fax 052-340-24-33				
Obiekt: Przebudowa istniejącej linii napowietrznej nn-0,4kV ul. Reymonta w Niemczu gmina Ostelsko.		Investor: Urząd Gminy Ostelsko ul. Szosa Gdańska 55A 86-031 Ostelsko		
Temat: <i>Przebudowa istniejącej linii napow. nn-0,4kV - schemat przebudowy.</i>				
Opracował:	Krzysztof Kwiatek			
Projektant:	inż. Roman Kwiatek upr. nr WBPB-NB-7210/6/82			
Sprawdził:	inż. Tadeusz Ambroziak upr. nr 7210/265/76			
Data: sierpień 2008r.	Faza: PB	Branża: elektr.	Skala: 1:500	Nr rys.: E-2