


OZNACZENIA:

- Ø160 Wentylacja wydajowa W/3
- Ø125 Wentylacja wydajowa W/4
- 30m/sch Wętyliator wydajowy Decor
- 30m/sch Anemostat wydajowy
- 180 Nawiewnik higrosterowany 5-30 m3/h
- 180 Nawiewnik podokłenny NP1 5-50 m3/h

UWAGA:
W POMIESZCZENIACH, W KTÓRYCH ZAPROJEKTOWANO
WENTYLACJE MECHANICZNĄ NAWIENNO-WYCIEMNĄ
WENTYLACJE GRAWITACYJNA NALEŻY ZASILEC

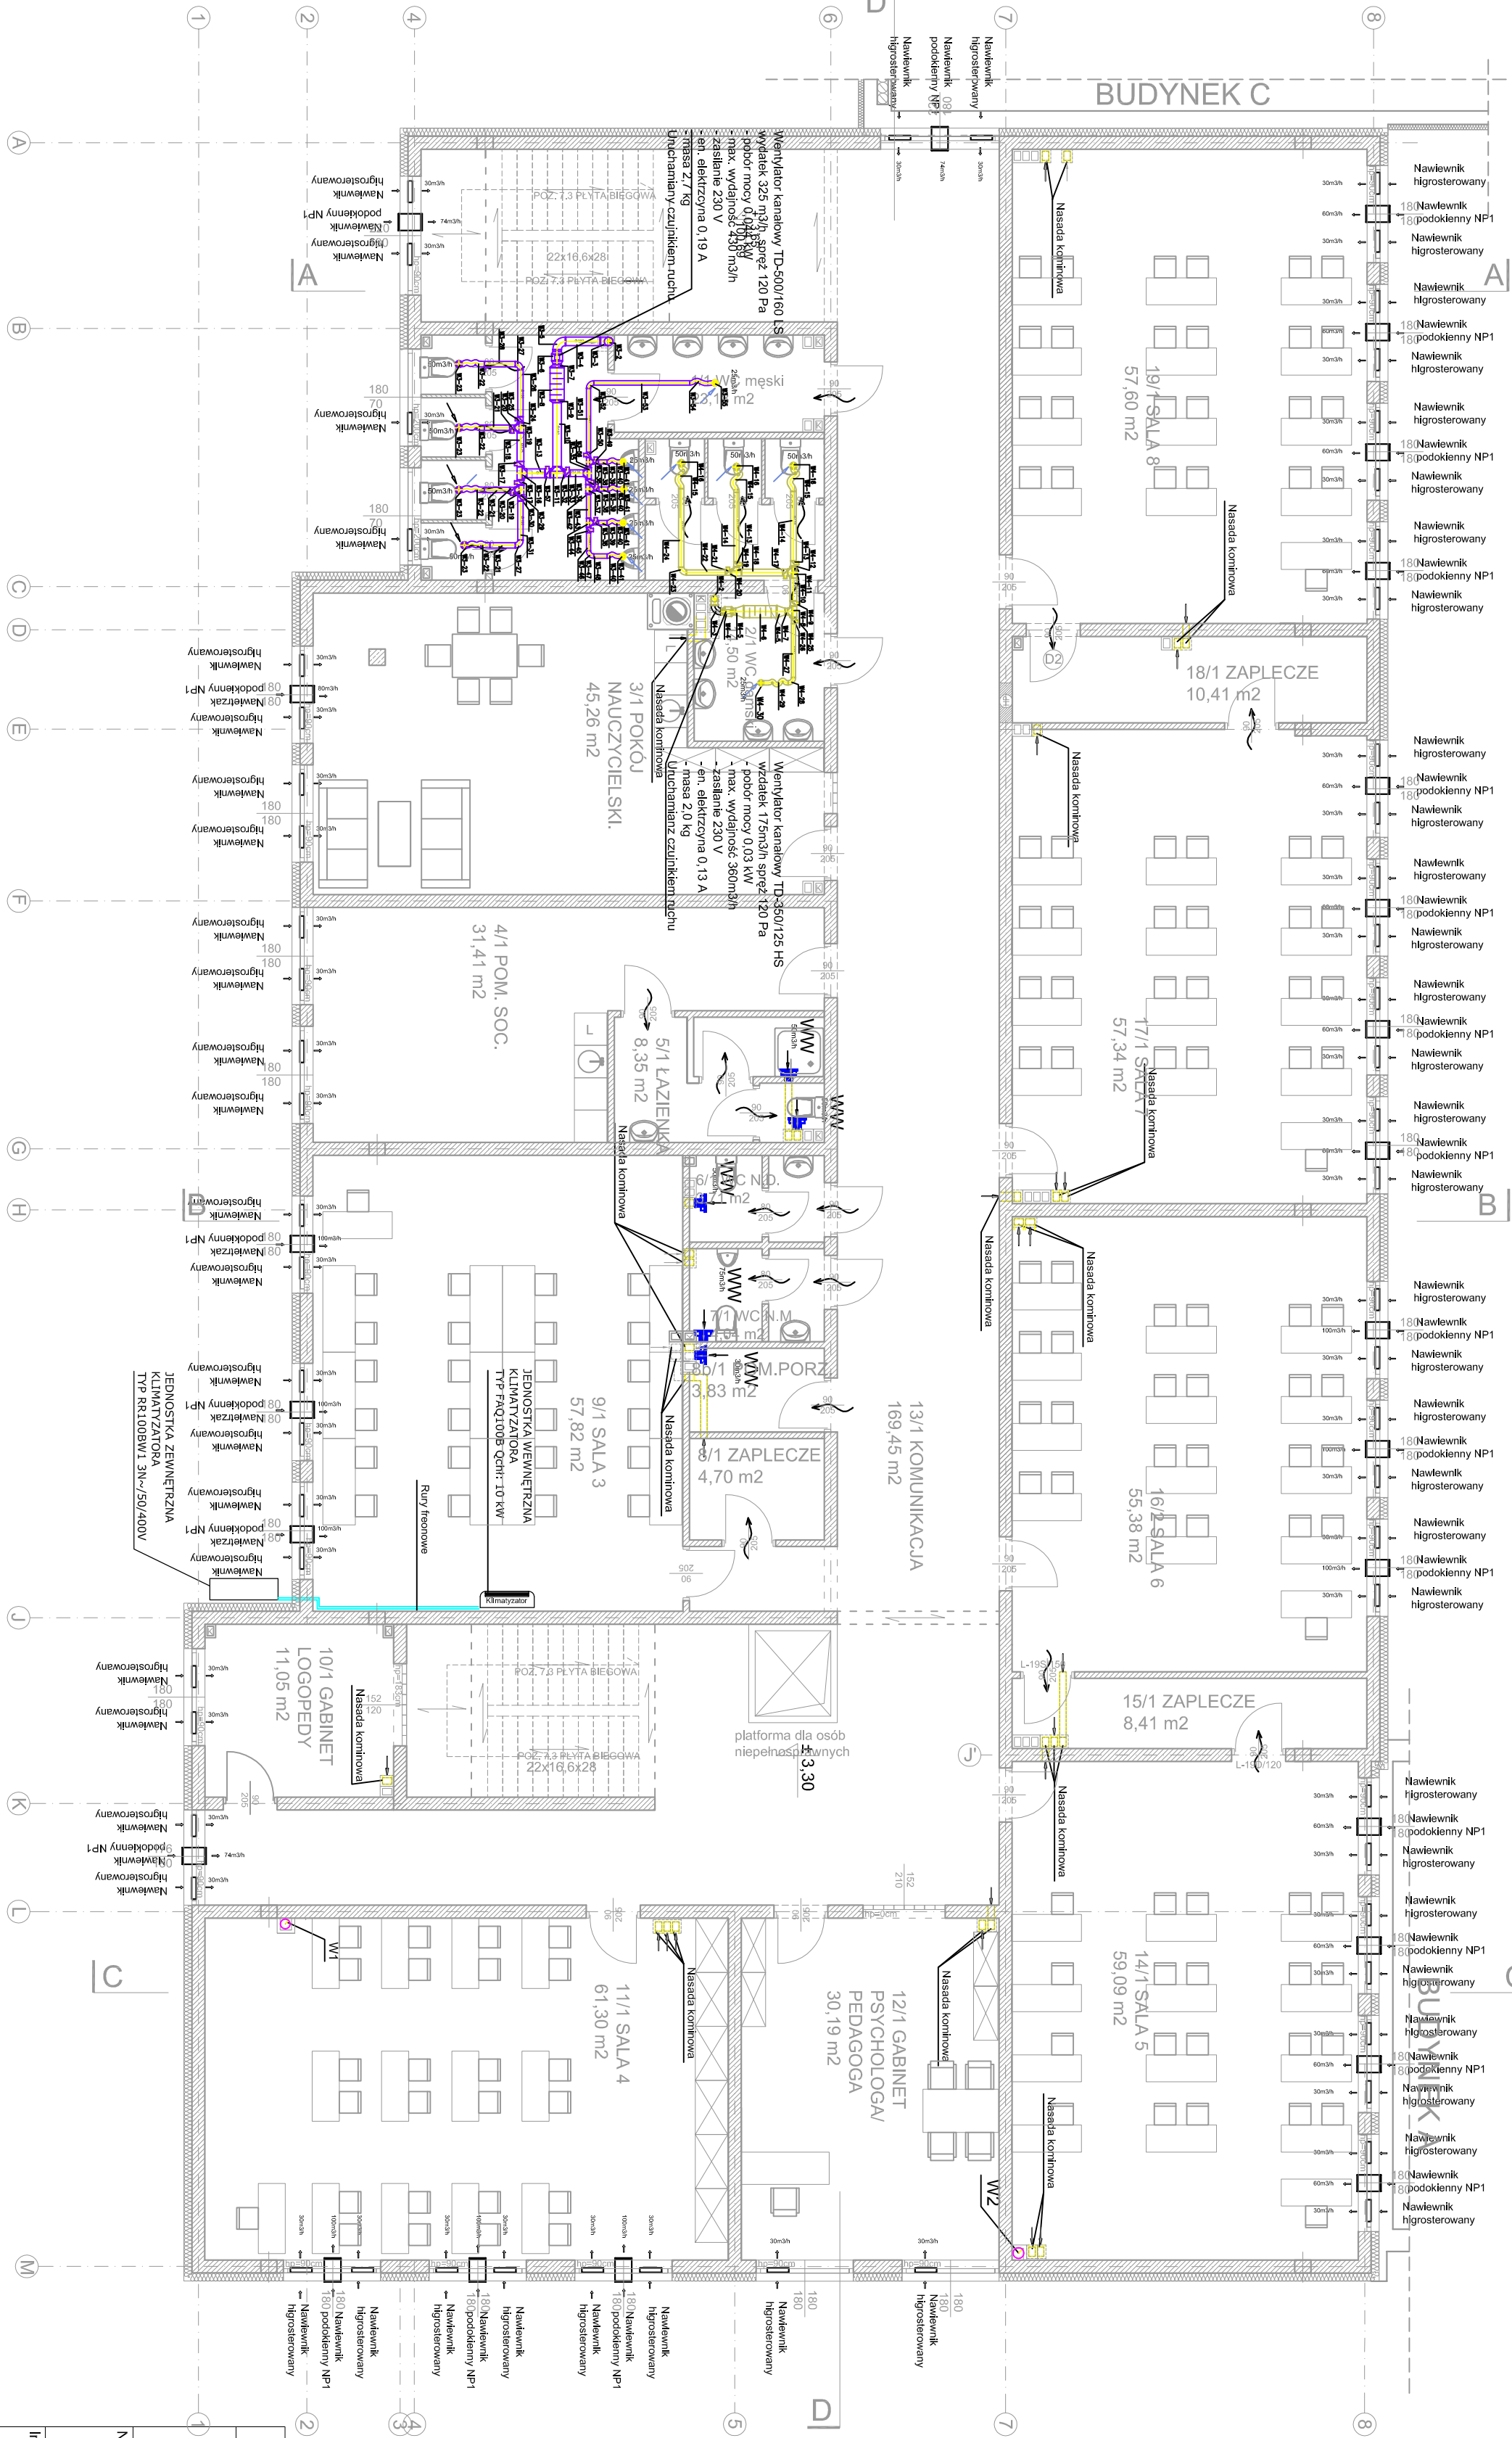

PRACIA AUTORSKIE ZASTRZEŻONE
KOPLOWANIE I ROZPOWISZCZANIE
BEZ ZGODY TNRW JEST ZABRONIONE
APW - BIN
architektura konstruuje instalacje
Piotr Mikolajewski
Wierchuchnek 27
86-414 Sicienko

Nazwa obiektu budowlanego:

ROZBUDOWA I PRZEBUDOWA
SZKOŁY PODSTAWOWEJ W OSIŁSKU,
UL. CENTRALNA 7

Nr

archiwalny:

Investor:
Gmina Osielesko
ul. Szosa Gdanska 55A
86-031 Osielesko

Bratza:
SANITARNIA

Projektant:
mgr inż. Piotr Mikolajewski
nr upr. KUP/0056/POOS/10

Sprawdzający:
mgr inż. Szymon Pawlak
nr upr. KUP/0157/PWOS/06

Opracowujący:
mgr inż. Krzyszola Tomczak

Data:
marzec 2013

Faza:
PROJEKT
WYKONAWCZY

Skala:
1:100

Nazwa rysunku:
RZUT I PIETRA - BUD B
INSTALACJA WENTYLACJI MECHANICZNEJ,
GRAWITACYJNEJ ORAZ KLIMATYZACJI

Numer rys.:
S-2