
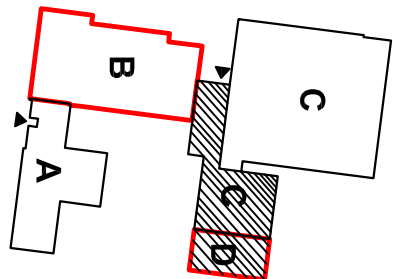


RZUT PARTERU BUD. C

SKALA 1:100

RZUT PARTERU BUD. D

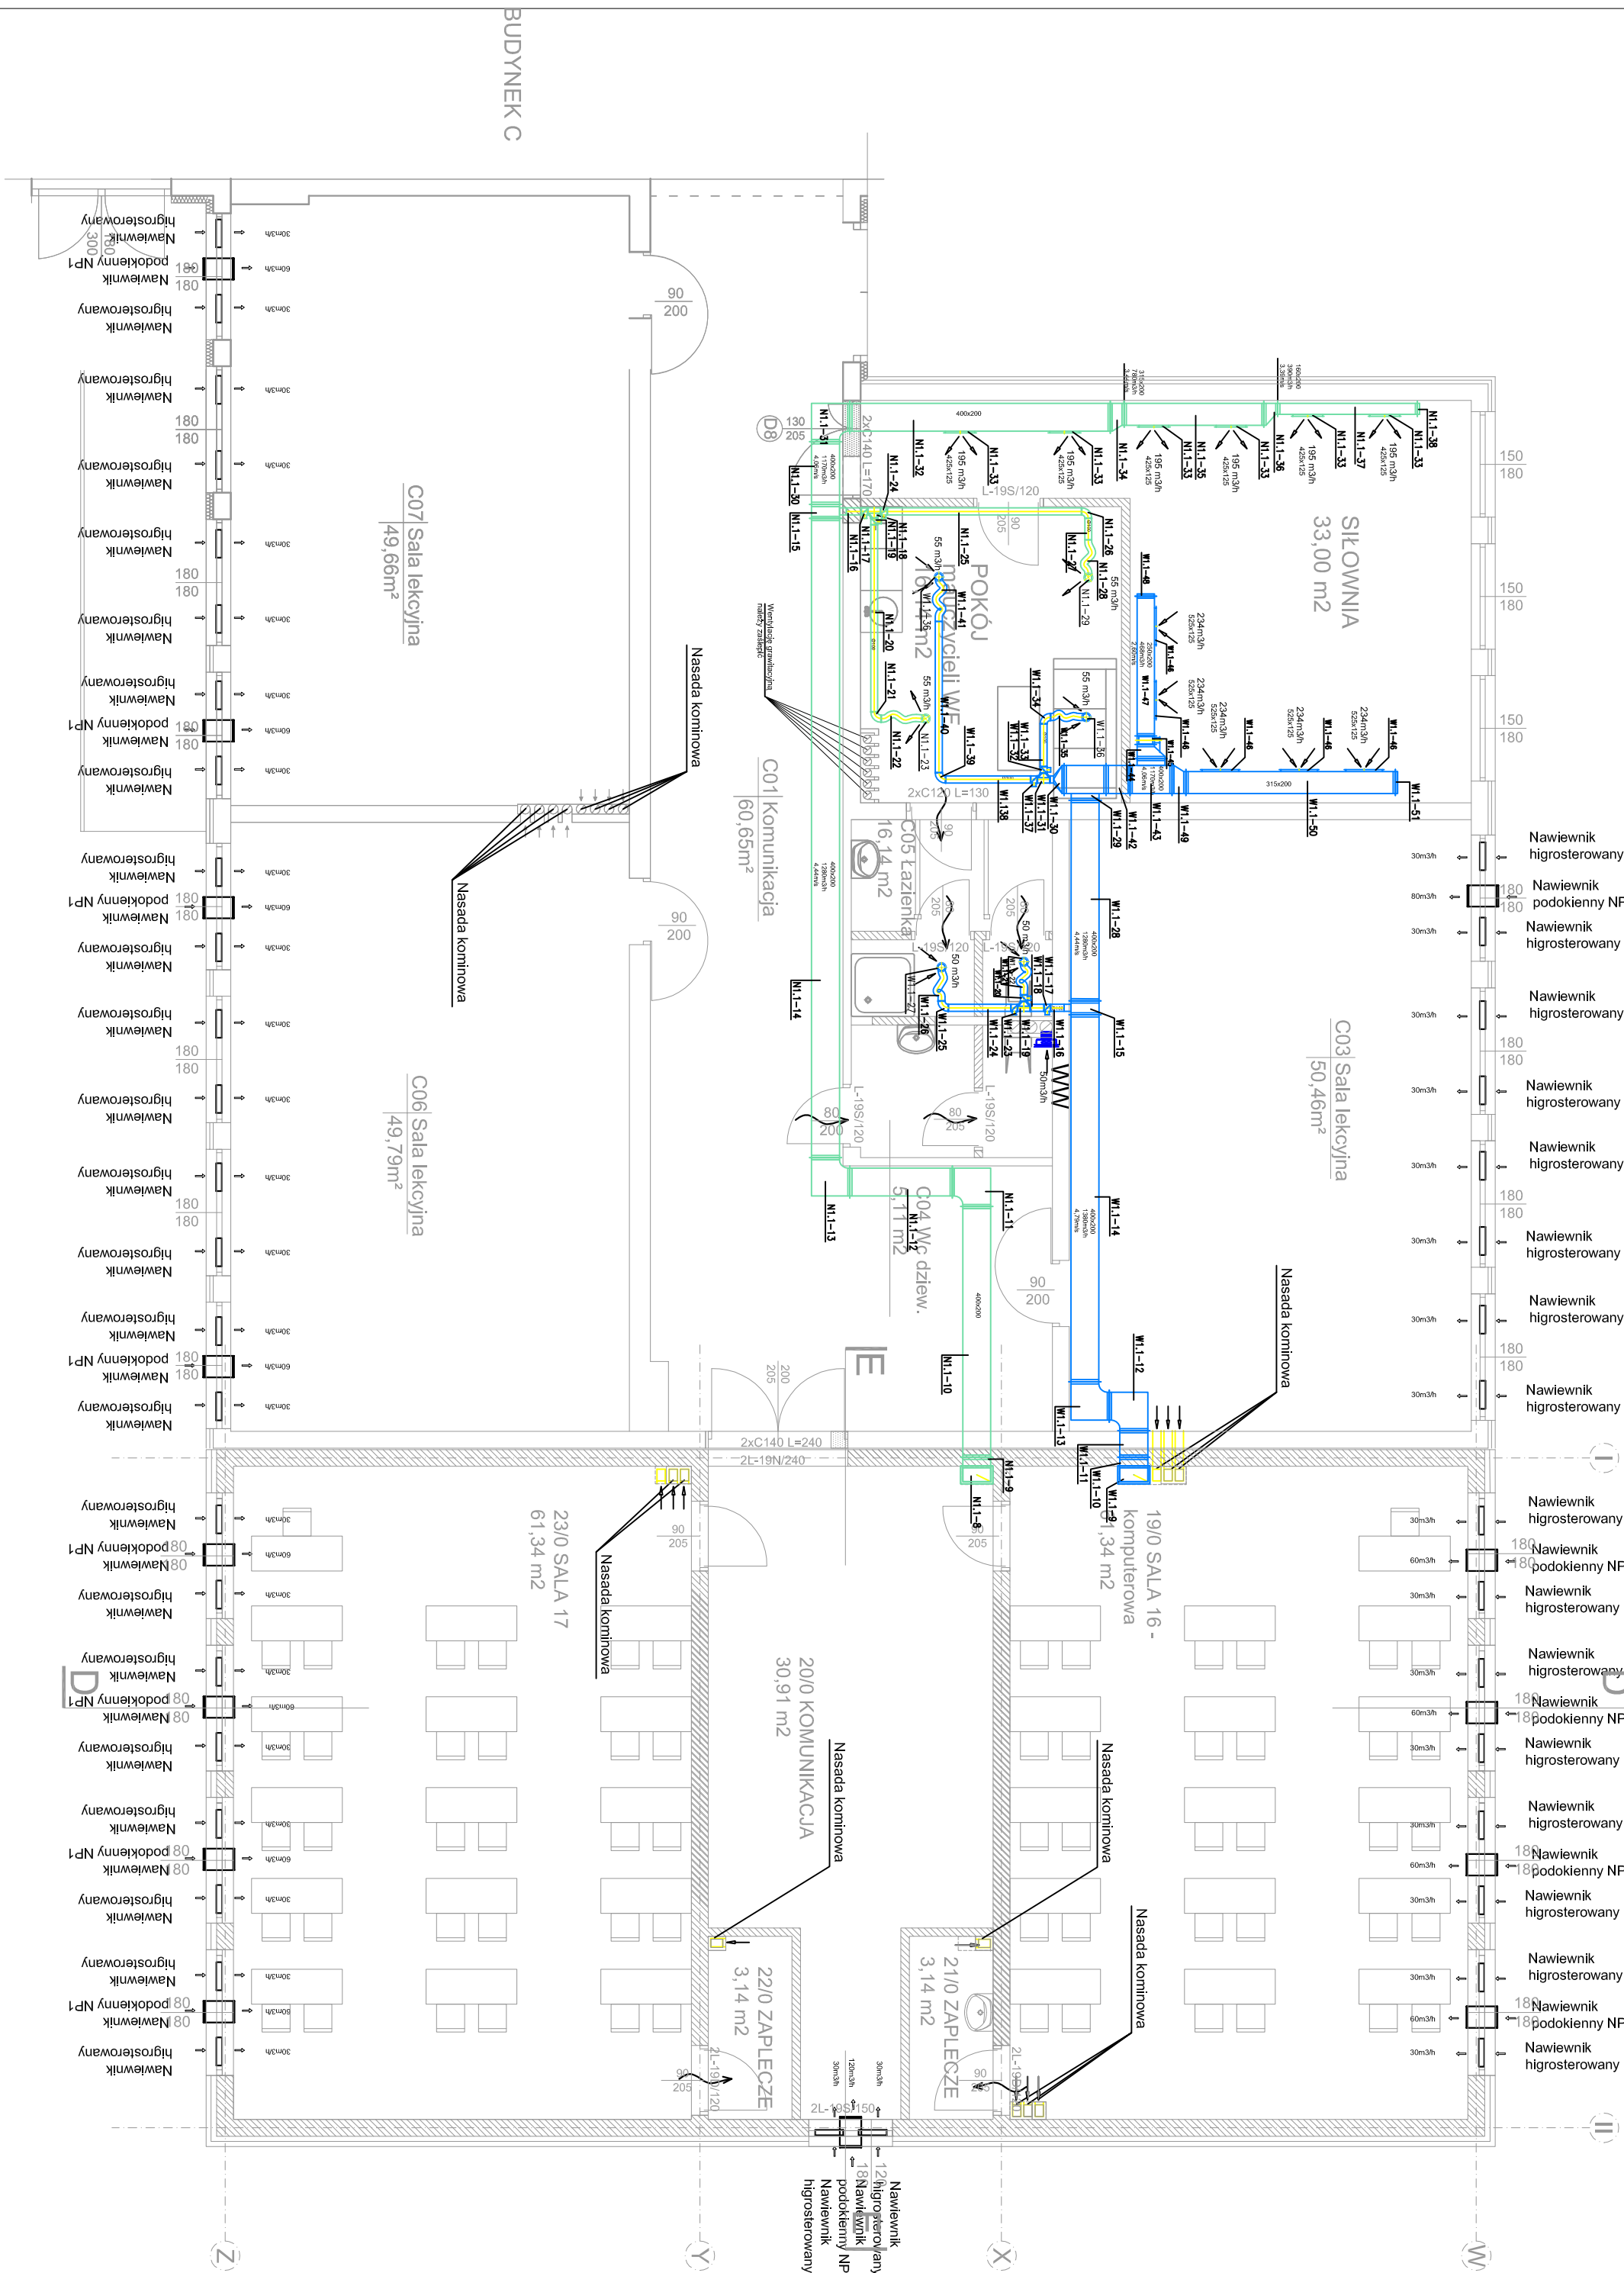

OZNACZENIA:

400x200 Wentylacja mechaniczna wyciągowa W1.1
400x200 Wentylacja mechaniczna nawiewna N1.1

48m³/h Anemostat wyciągowy
30m³/h Wentylator wyciągowy Decor

Nawiewnik higrosterowany 5-30 m³/h

Nawiewnik podokienney NP1 5-90 m³/h

Projektowana kratka wyciągowa wentylacji mechanicznej

Projektowana kratka nawiewna wentylacji mechanicznej

UWAGA:
W POMIESZCZENIACH, W KTÓRYCH ZAPROJEKTOWANO WENTYLACJĘ MECHANICZNĄ NAWIEWNO-WYWIEWNĄ WENTYLACJĘ GRAWITACYJNĄ NALEŻY ZASŁEPIC

PRAMA AUTORSKIE ZASTRZEŻENIE KOPIOWANIE I ROZPOWŚSZECHNIANIE BEZ ZGODY FIRMY JEST ZABRONIONE		APM - BIN architektura konstrukcje instalacje Piotr Mikołajewski Wierzbuchówek 27 86-014 Sicienko
Nazwa obiektu budowlanego: ROZBUDOWA I PRZEBUDOWA SZKOŁY PODSTAWOWEJ W OSIELSKU, UL. CENTRALNA 7		Nr archiwalny:
Inwestor: Gmina Osieleśko ul. Szosa Gdanska 55A 86-031 Osieleśko		
Branża: SANITARNA		
Projektant: mgr inż. Piotr Mikołajewski nr upr. KUP/0056/POOS/10		Podpis:
Sprawdzający: mgr inż. Szymon Pawlak nr upr. KUP/0157/PWOS/06		Podpis:
Opracowujący: mgr inż. Krzysztof Tomczak		Podpis:
Data: marzec 2013		Faza: PROJEKT WYKONAWCZY
Nazwa rysunku: RZUT PARTERU - BUD. C I D INSTALACJA WENTYLACJI MECHANICZNEJ I GRAWITACYJNEJ		Skala: 1:100
		Numer rys.: S-5