


Rozdzielnię projektowanego budynku zasilić z zacisków na wyjściu przewodów od zabezpieczenia w złączu, wykorzystując nowo-projektowany kabel YKY 5x10mm²

zabezpieczenie przedlicznikowe gG 25A

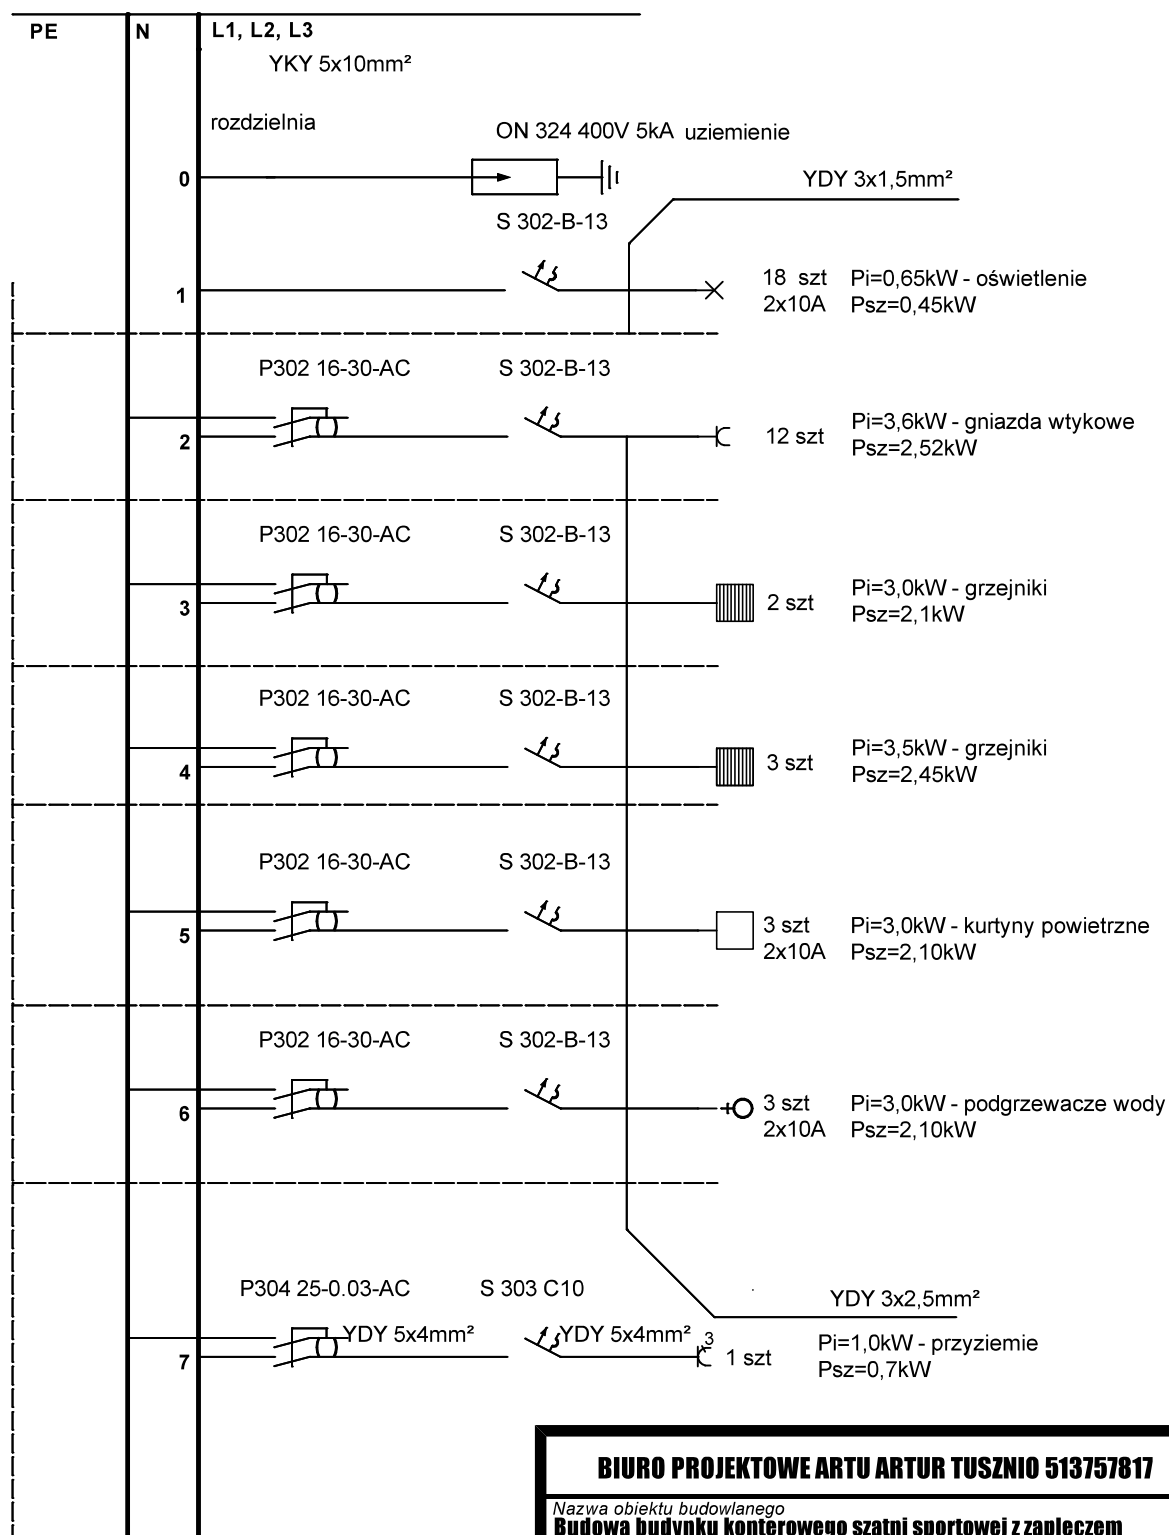

BIURO PROJEKTOWE ARTU ARTUR TUSZNIO 513757817

Nazwa obiektu budowlanego

Budowa budynku kontenerowego szatni sportowej z zapleczem biurowym i dobudowa do istniejącego budynku kontenerowego przy ulicy Centralnej w Osiełsku

Inwestor:

**GMINA OSIELSKO
UL. SZOSA GDAŃSKA 55A
86-031 OSIELSKO**

lokalizacja:

**DZIAŁKA NR EWID. 936
OBRĘB 0010. OSIELSKO
JED. EWID. 040306_2. OSIELSKO
ULICA CENTRALNA**

Nazwa rysunku

INST. ELEKTRYCZNE - SCHEMAT ROZDZIELNICY RG

Rys. nr.

E1

Skala

1:100

Projektant
inst. elektryczne.

**tech Marek Znajdek upr.
instalacje elektryczne
UAN-KZ-7210/36/89**

Data, podpis:
28.09.2016