


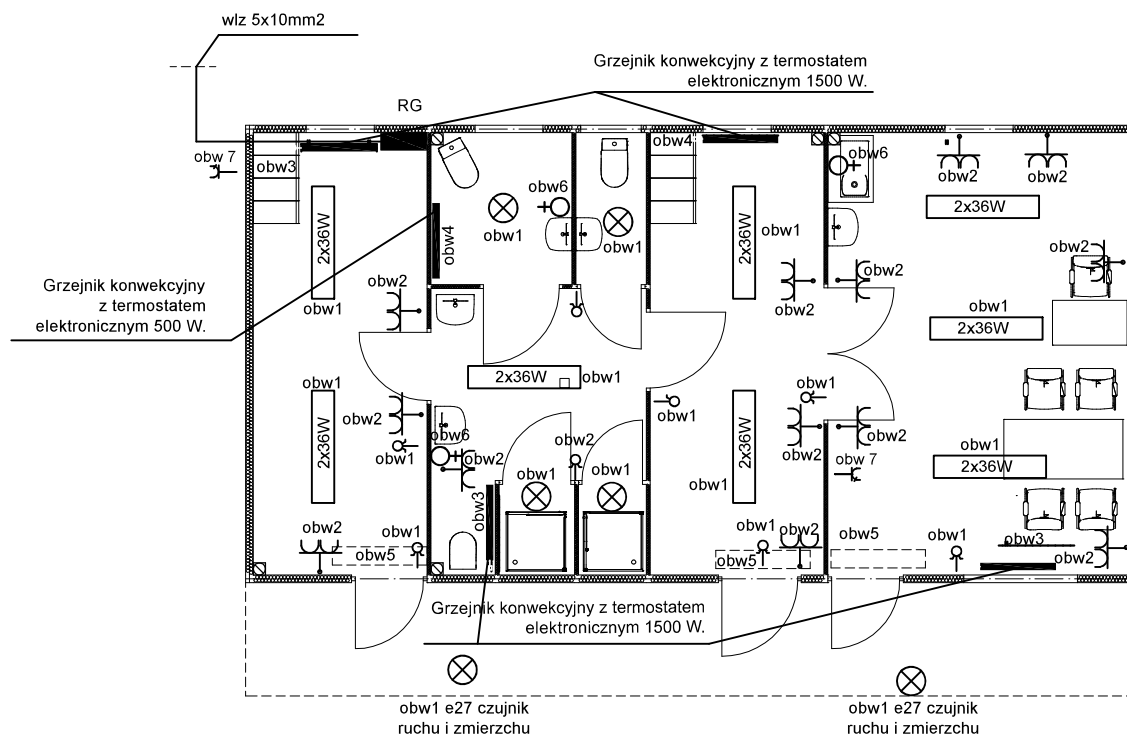

UWAGI:

Ochrona od porażen: szybkie samoczynne wyłączenie

Układ instalacji wewnętrznej: TN-S

Należy użyć przewodów o izolacji na $U_n=750V$

INSTALACJA ELEKTRYCZNA	
	Rozdzielnica Elektryczna
	Gniazdo Wtyczkowe w ramce podwójne 16A/230V, IP20
	Łącznik jednobiegunowy
	Łącznik dwubiegunowy
	Podgrzewacz wody
	Grzejnik elektryczny
	Oprawa świetłóvkowa
	Oprawa e27
	Kurtyna powietrzna

BIURO PROJEKTOWE ARTU ARTUR TUSZNIO 513757817

Nazwa obiektu budowlanego
Budowa budynku konterowego szatni sportowej z zapleczem biurowym i dobudowa do istniejącego budynku kontenerowego budynku kontenerowego przy ulicy Centralnej w Osielsku

Inwestor:
GINA OSIELSKO
UL. SZOSA GDAŃSKA 55A
86-031 OSIELSKO

lokalizacja:
DZIAŁKA NR EWID. 936
OBREB 0010. OSIELSKO
JED. EWID. 040306_2. OSIELSKO
ULICA CENTRALNA

Nazwa rysunku
RZUT PRZYZIEMIA - INST. ELEKTRYCZNE

Rys. nr.

E2

Skala

1:100

Projektant
 inst. elektryczne.

tech Marek Znajdek upr.
 instalacje elektryczne
 UAN-KZ-7210/36/89

Data, podpis:
28.09.2016