


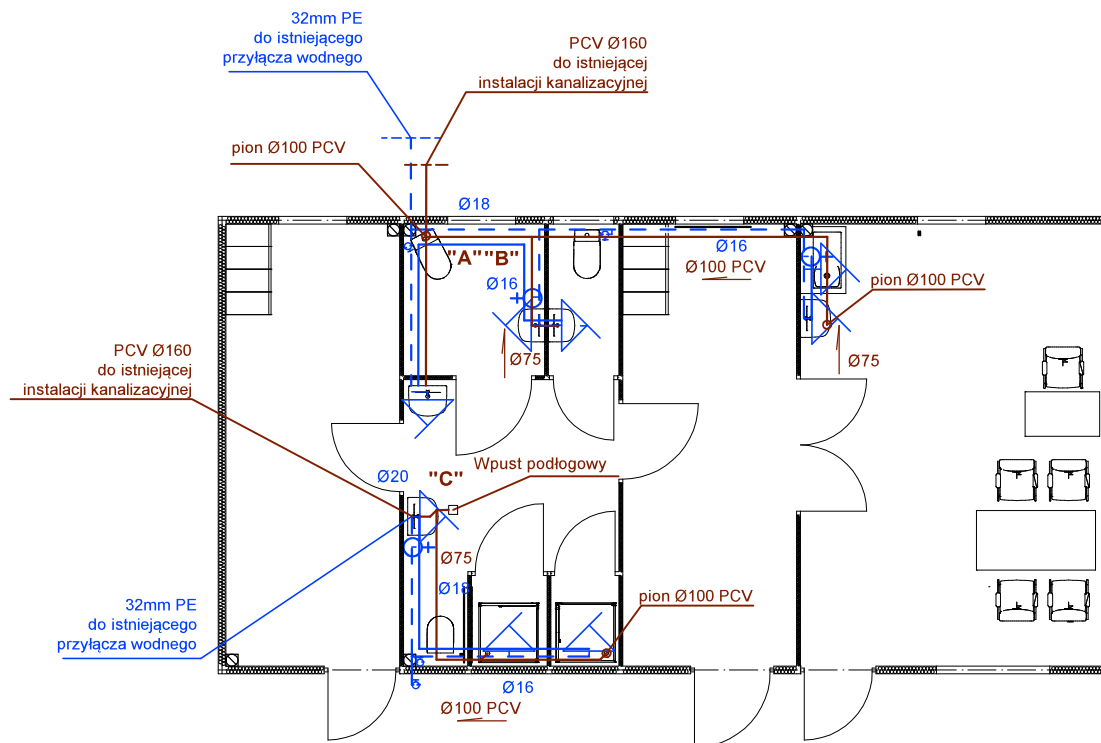

instalacja kanalizacji sanitarnej PCV —————

instalacja wody zimnej PE - - - - -

instalacja wody ciepłej PE —————

wszystkie rury w osłonie z kanałów z blachy  
ocynkowanej pomalowanej proszkowo  
na zewnątrz rury w osłonie z otuliny grubości  
min 30mm

### BIURO PROJEKTOWE ARTU ARTUR TUSZNIO 513757817

Nazwa obiektu budowlanego

**Budowa budynku konterowego szatni sportowej z zapleczem  
biurowym i dobudowa do istniejącego budynku kontenerowego  
budynku kontenerowego przy ulicy Centralnej w Osiełsku**

Inwestor:

**GMINA OSIELSKO  
UL. SZOSA GDAŃSKA 55A  
86-031 OSIELSKO**

lokalizacja:

**DZIAŁKA NR EWID. 936  
OBRĘB 0010. OSIELSKO  
JED. EWID. 040306\_2. OSIELSKO  
ULICA CENTRALNA**

Nazwa rysunku

**RZUT PARTERU INSTALACJA WODY I  
KANALIZACJI SANITARNEJ**

Rys. nr.

**S1**

Skala

**1:100**

Projektant  
inst. sanitarne

**mgr inż. Mirosława Pilarska  
upr. arch.-konstr. 472/68**

Data, podpis:  
**28.09.2016**