


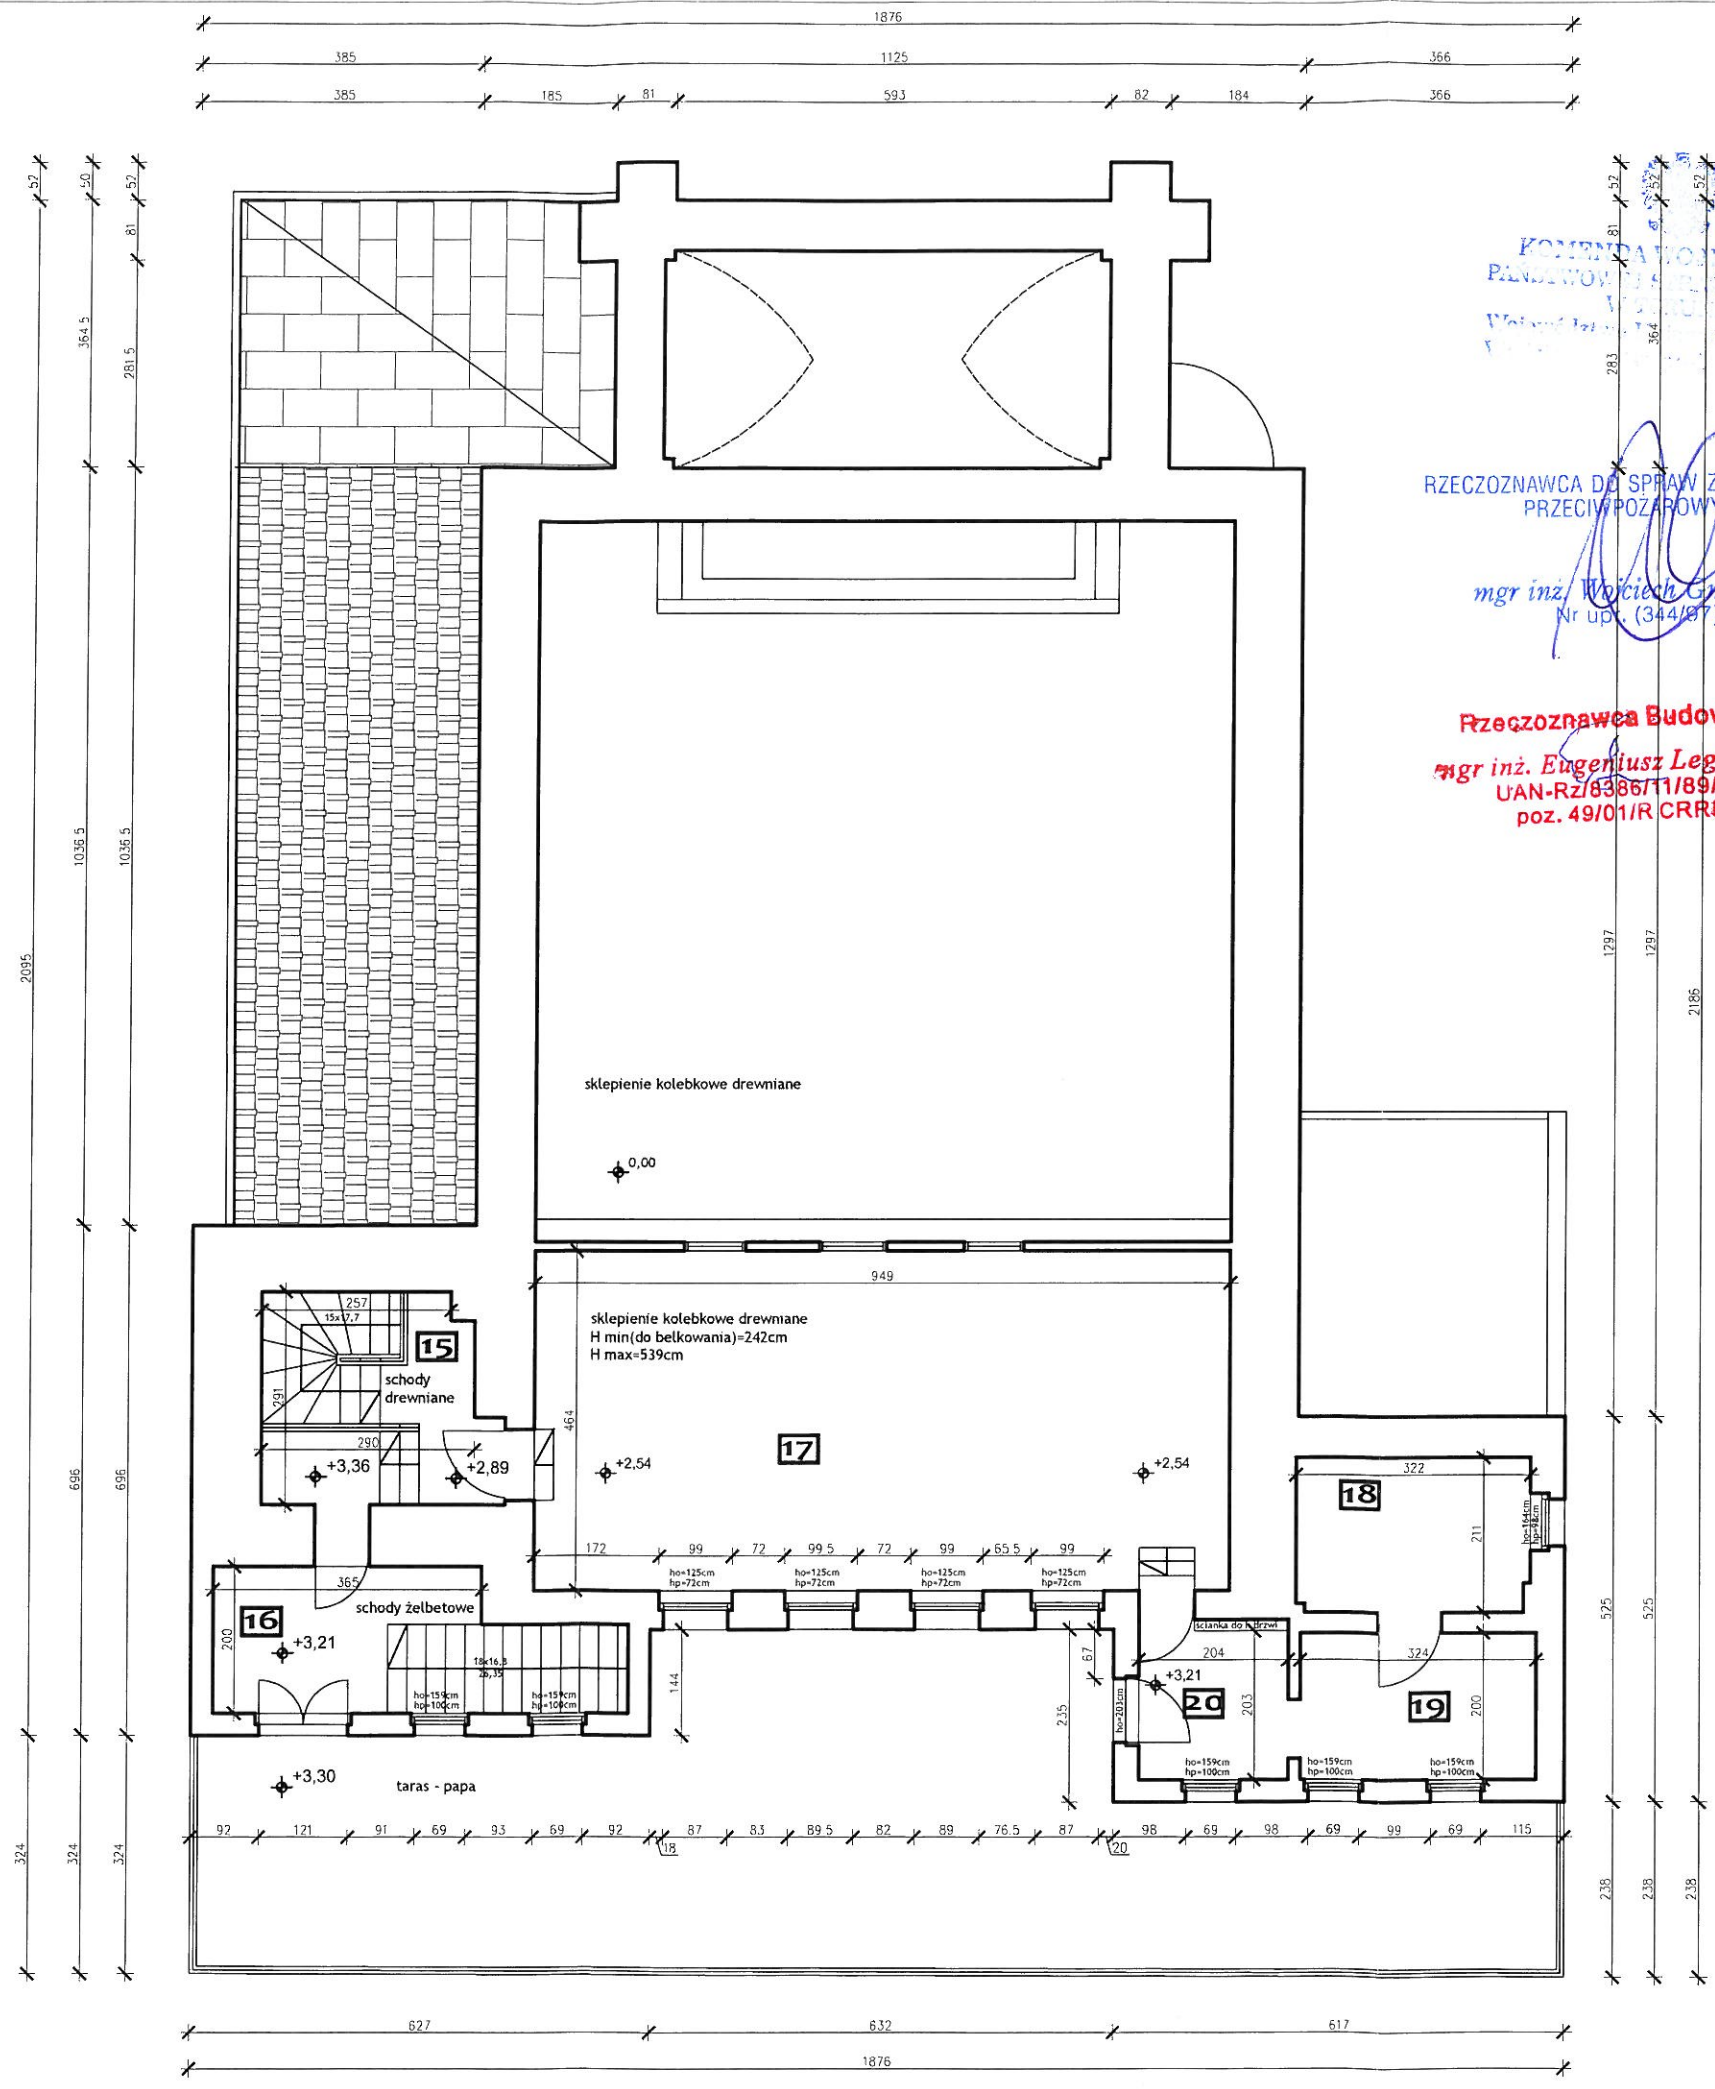




zestawienie pomieszczeń	
15	16,72m <sup>2</sup> - KLATKA SCHODOWA - H=2,76m
16	9,75m <sup>2</sup> - KLATKA SCHODOWA - H=2,76m
17	44,03m <sup>2</sup> - SALA RYSUNKU - H=2,42 do 5,39m
18	6,74m <sup>2</sup> - MAGAZYN - H=2,71m
19	6,48m <sup>2</sup> - MAGAZYN - H=2,86m
20	4,14m <sup>2</sup> - MAGAZYN - H=2,87m
<b>87,86m<sup>2</sup> - - - - - razem</b>	




KOMENDA POWIĄTOWA  
 PANSTWOWY URZĄD OCHRONY POŻARNEJ  
 Wolski 100  
 80-001 Olsztyn


RZECZOZNAWCA DO SPRAW ZABEZPIECZEŃ  
 PRZECIWPOŻAROWYCH  
 mgr inż. *Wojciech Gmurczyk*  
 Nr upr. (344/07)

Rzecznik Budowlany  
 mgr inż. *Eugeniusz Legeżyński*  
 UAN-RZ/838671/89/Bg  
 poz. 49/01/R CRRB


Skala: <b>1 : 100</b>		Data: <b>25.05.2011</b>	
Projektant: mgr inż. arch. <b>Karolina Adamczyk-Skapińska</b> Nr upr. KPOKK IA 57/2009 do projektowania bez ograniczeń w specjalności architektonicznej		Branża: <b>ARCHITEKTURA</b>	
Tytuł rysunku: <b>RZUT PIĘTRA - INWENTARYZACJA</b>		dz. nr <b>25/8</b>	
Obiekt: Gminny Ośrodek Kultury w Osiejsku ul. Szosa Gdańska 57, 86-031 Osiejsko		Inwestor: Gminny Ośrodek Kultury w Osiejsku ul. Szosa Gdańska 57, 86-031 Osiejsko	
		KA STUDIO Karolina Adamczyk-Skapińska Borowice ul. Borowicka 21, 86-022 Borowice www.architekt-kastudio.pl tel. 606 33 22 56	
Rys. <b>2</b>			

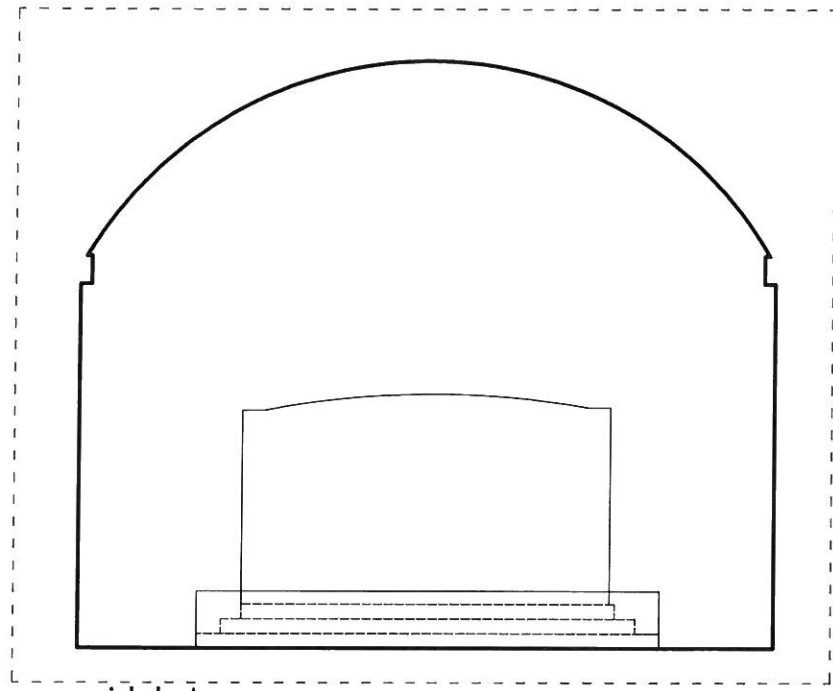

widok A

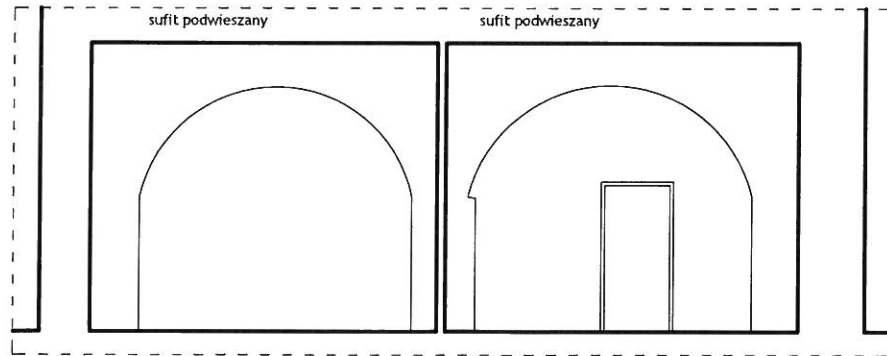

widok B

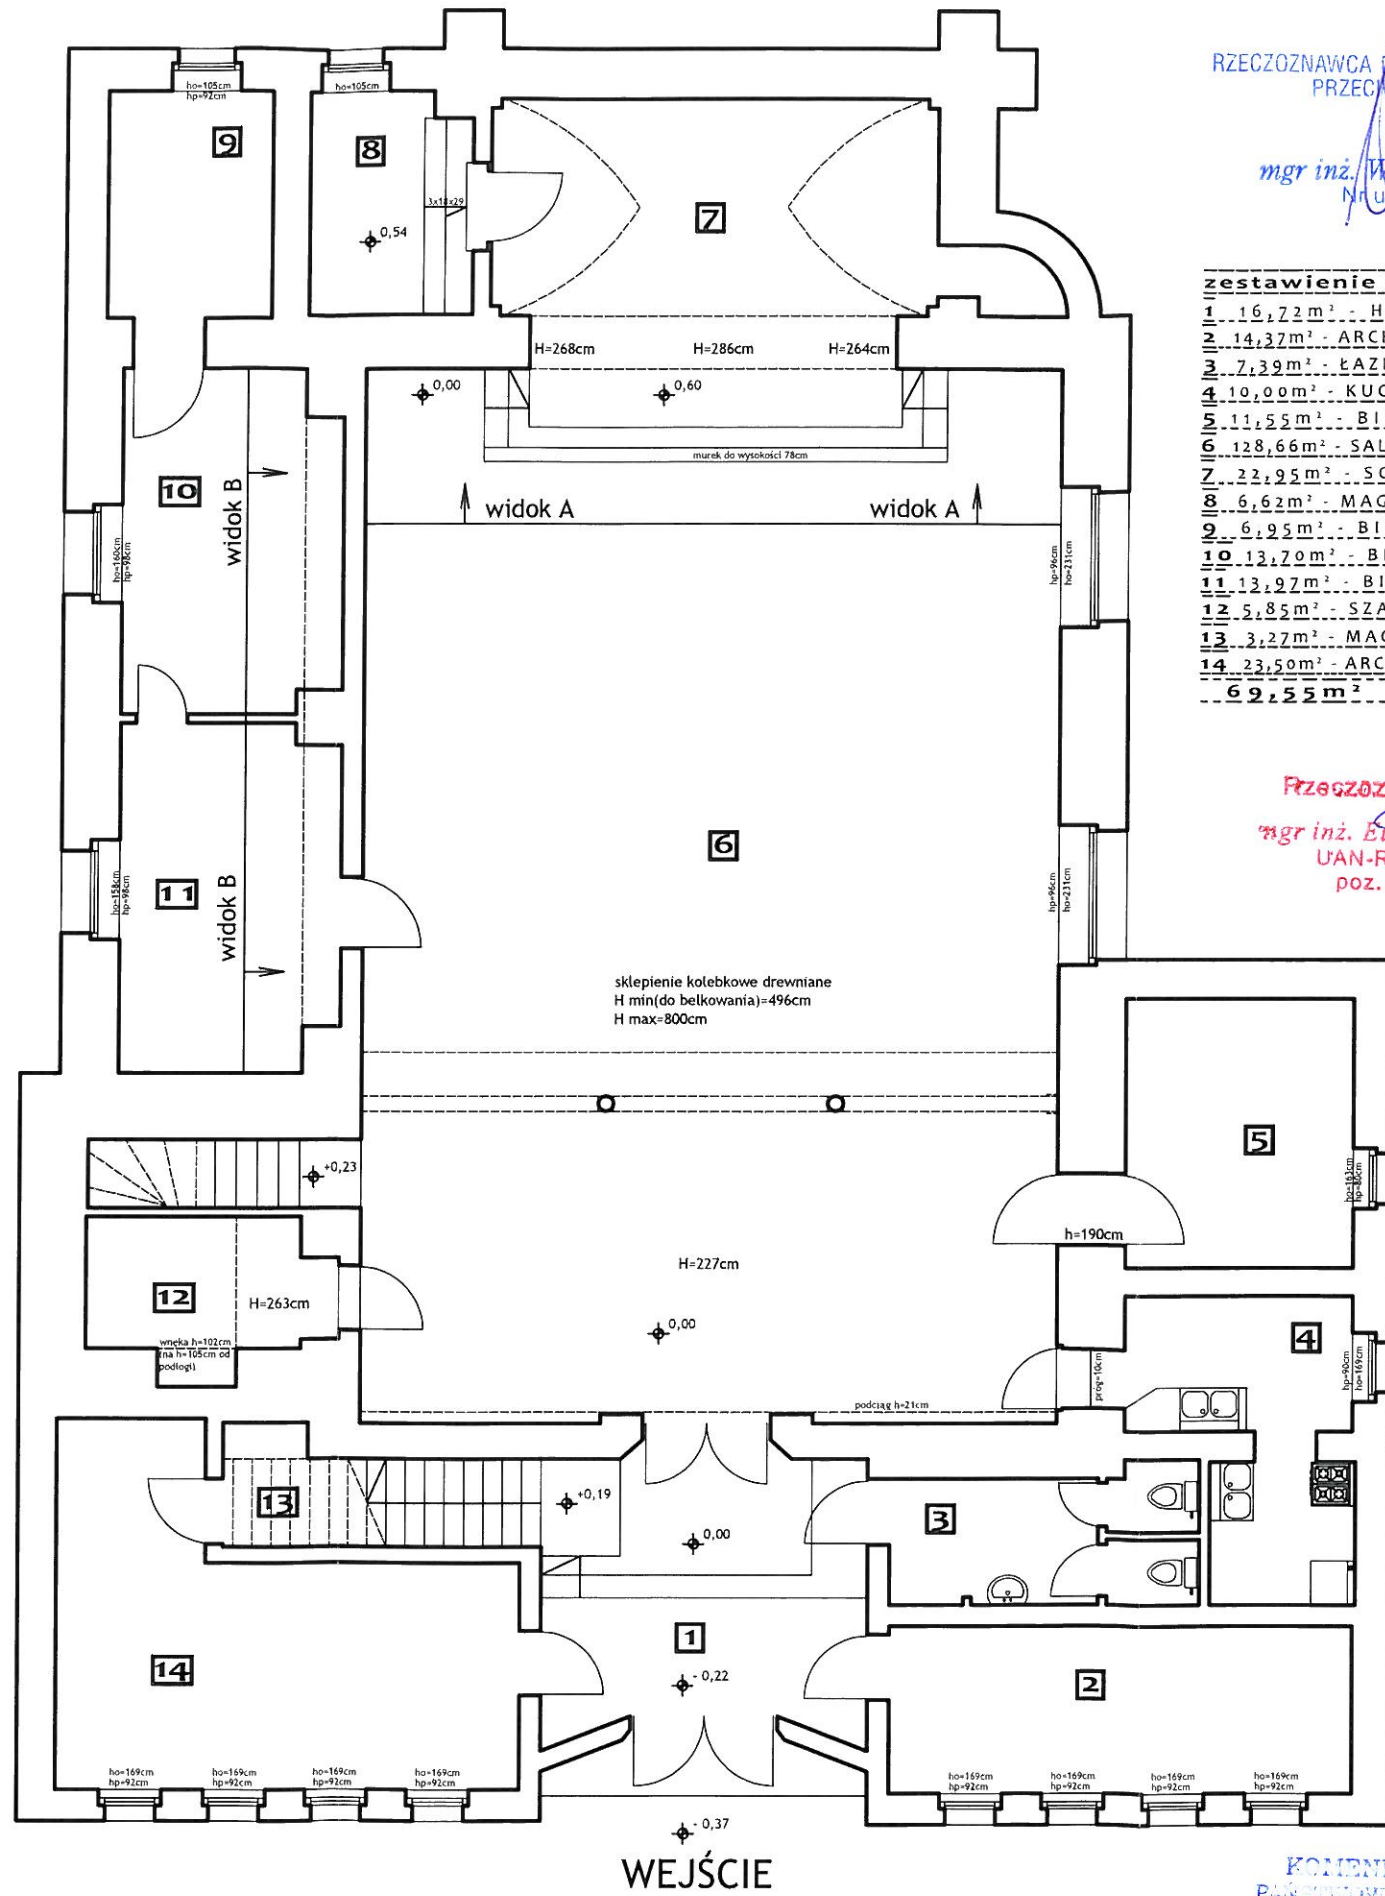

RZECZOZNAWCA DO SPRAW ZABEZPIECZEŃ  
PRZECIWPOŻAROWYCH

mgr inż. *Wojciech Gmurczyk*  
Nr upr. (344797)

**zestawienie pomieszczeń**

1	16,72 m <sup>2</sup>	HALL	H=3,16 m
2	14,37 m <sup>2</sup>	ARCHIWUM	H=3,02 m
3	7,39 m <sup>2</sup>	ŁAZIENKA	H=3,05 m
4	10,00 m <sup>2</sup>	KUCHNIA	H=3,06 m
5	11,55 m <sup>2</sup>	BIURO	H=2,54 m
6	128,66 m <sup>2</sup>	SALA	H=4,96 do 8 m
7	22,95 m <sup>2</sup>	SCENA	H=5,25 m
8	6,62 m <sup>2</sup>	MAGAZYN	H=2,97 m
9	6,95 m <sup>2</sup>	BIURO	H=2,99 m
10	12,70 m <sup>2</sup>	BIURO	H=3,92 m
11	13,97 m <sup>2</sup>	BIURO	H=3,94 m
12	5,85 m <sup>2</sup>	SZATNIA	H=2,63 m
13	3,27 m <sup>2</sup>	MAGAZYN	H=2,75 m
14	23,50 m <sup>2</sup>	ARCHIWUM	H=3,06 m
<b>62,55 m<sup>2</sup></b>		<b>razem</b>	

**Przezoznawca Budowlany**  
mgr inż. *Eugeniusz Legeżyński*  
UAN-Rz/8386/11/89/Bg  
poz. 49/01/R CRRB

Tytuł rysunku: **RZUT PRZYZIEMIA - INWENTARYZACJA**

Obiekt: Gminny Ośrodek Kultury w Osiełku ul. Szosa Gdańska 57, 86-031 Osiełko dz. nr 25/8

Investor: Gminny Ośrodek Kultury w Osiełku ul. Szosa Gdańska 57, 86-031 Osiełko

Projektant: mgr inż. arch. Karolina Adamczyk-Skapińska  
Nr upr. KPOKK IA 57/2009  
do projektowania bez ograniczeń w specjalności architekturalnej

**KA STUDIO**

KA STUDIO Karolina Adamczyk-Skapińska  
Borowina, ul. Brzozowa 21, 86-022 Dobrcz  
www.architekt-kastudio.pl tel. 606 33 22 56

Skala: **1 : 1 0 0**

Data: **25.05.2011**

Rys. **1**

Branża: **ARCHITEKTURA**

KOMENDA WOJEWÓDZKA  
PAŃSTWOWEJ STRAŻY POŻARNEJ  
W TORUNIU  
Województwo Kujawsko-Pomorskie



RZECZOZNAWCA DO SPRAW ZABEZPIECZEŃ  
PRZECIWPÓŻAROWYCH

mgr inż. Wojciech Gmurczyk  
Nr upr. (34849)


**ZESTAWIENIE POMIESZCZEŃ:**

- 101. Biuro - 28,30 m<sup>2</sup>
- 102. Sekretariat - 30,30 m<sup>2</sup>
- 103. Biuro - 14,90 m<sup>2</sup>
- 104. Biuro - 12,00 m<sup>2</sup>
- 105. Pom. Socjalne - 5,80 m<sup>2</sup>
- 106. Biuro - 28,70 m<sup>2</sup>
- 106a. Biuro - 15,00 m<sup>2</sup>
- 107. Biuro - 13,50 m<sup>2</sup>
- 108. Korytarz - 41,70 m<sup>2</sup>
- 109. Biuro - 11,80 m<sup>2</sup>
- 109a. Biuro - 17,70 m<sup>2</sup>
- 110. Biuro - 19,40 m<sup>2</sup>
- 111. Biuro - 13,50 m<sup>2</sup>
- 112. W-C - 11,10 m<sup>2</sup>
- 113. W-C - 5,40 m<sup>2</sup>
- 114. Biuro - 28,70 m<sup>2</sup>
- 115. Biuro - 11,70 m<sup>2</sup>
- 116. Biuro - 18,00 m<sup>2</sup>
- 117. Poczekalnia - 9,60 m<sup>2</sup>
- 118. W-C - 2,00 m<sup>2</sup>
- 119. Biuro - 13,00 m<sup>2</sup>
- 119a. Biuro - 10,90 m<sup>2</sup>
- 120. Korytarz - 4,10 m<sup>2</sup>
- 121. Biuro - 19,30 m<sup>2</sup>
- 122. Biuro - 11,90 m<sup>2</sup>
- 123. Biuro - 8,40 m<sup>2</sup>
- 124. W-C - 3,40 m<sup>2</sup>
- 125. Biuro - 12,80 m<sup>2</sup>
- 126. Biuro - 11,60 m<sup>2</sup>
- 127. Poczekalnia - 11,80 m<sup>2</sup>
- 128. Magazyn - 4,20 m<sup>2</sup>

Razem: - 450,50 m<sup>2</sup>

KOMENDA WOJEWÓDZKA  
POMORSKIEJ STRAŻY POŻARNEJ  
W TORUNIU  
Wydział Techniczny Pomorskiego  
Instytutu Techniczno-Badawczego

PROJEKTOWANIE I NADZORY BUDOWLANE inż. Jolanta Kruś-Piechocka			
Branża	Budowlana - inwentaryzacja	Tytuł Rzut piętra	
Obiekt	Budynek Urzędu Gminy ul. Szosa Gdańska 55A 86-031 Osielesko	Investor	Urząd Gminy Osielesko ul. Szosa Gdańska 55A 86-031 Osielesko
Projektant	inż. Jolanta Kruś-Piechocka	Nr upr.	7210/78/82
Nr zlec.	Data 23.09.2009	Skala	1 : 100
		Nr rys.	A3

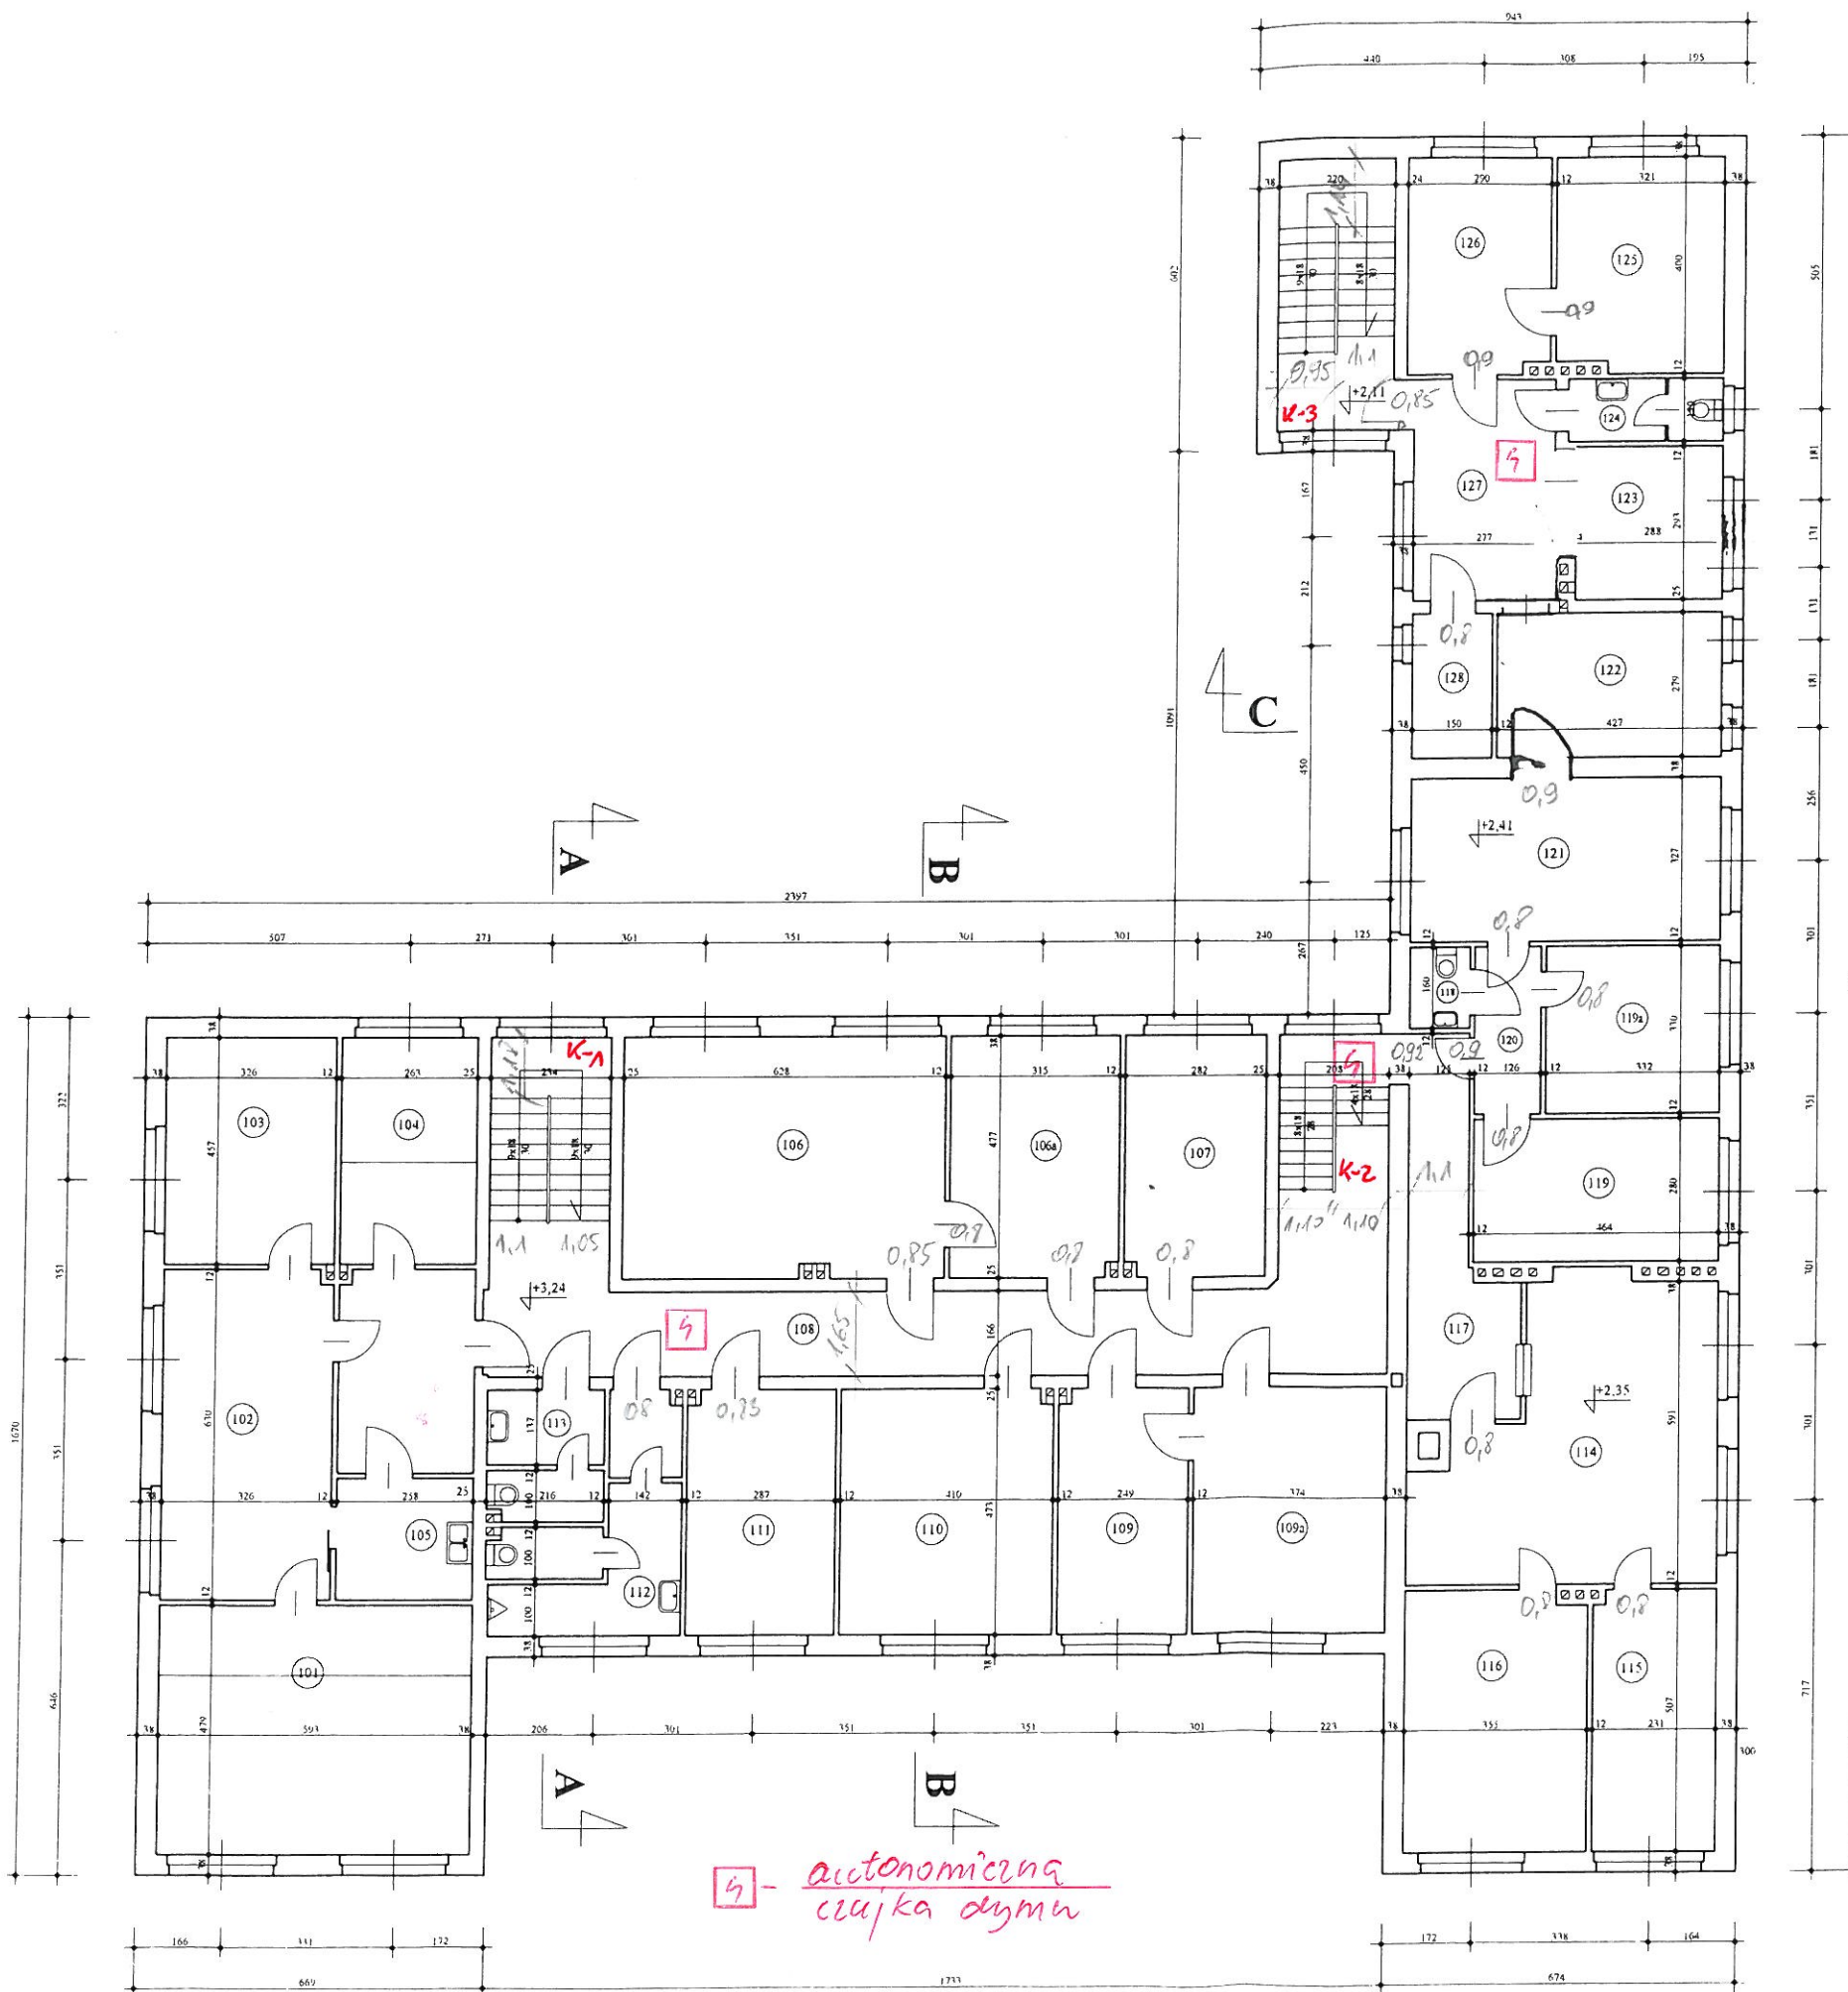

4 - autonomiczna ciepła dymu



RZECZOZNAWCA DO SPRAW ZABEZPIECZEŃ PRZECIWPÓŻAROWYCH

mgr inż. Wojciech Gmurczyk  
Nr upr. (BA4/97)


**ZESTAWIENIE POMIESZCZEŃ:**

1	Sień	4,2 m <sup>2</sup>
2	Holl	19,2 m <sup>2</sup>
2a	Biuro	8,3 m <sup>2</sup>
3	Biuro	11,8 m <sup>2</sup>
4	Informacja	7,0 m <sup>2</sup>
5	Biuro	15,5 m <sup>2</sup>
6	Biuro	12,5 m <sup>2</sup>
7	Klatka schodowa	10,9 m <sup>2</sup>
8	Biuro	17,3 m <sup>2</sup>
9	Biuro	12,2 m <sup>2</sup>
10	Biuro	14,9 m <sup>2</sup>
11	Biuro	13,2 m <sup>2</sup>
12	Klatka schodowa	9,9 m <sup>2</sup>
13	Korytarz	28,8 m <sup>2</sup>
14	Biuro	17,1 m <sup>2</sup>
15	Biuro	12,4 m <sup>2</sup>
16	Biuro	19,4 m <sup>2</sup>
17	Biuro	13,5 m <sup>2</sup>
18	Serwer	11,2 m <sup>2</sup>
19	WC	5,1 m <sup>2</sup>
20	Sień	10,9 m <sup>2</sup>
21	Pokój gościnny	10,7 m <sup>2</sup>
22	WC	1,7 m <sup>2</sup>
23	Holl	32,3 m <sup>2</sup>
24	Sala ślubów	57,1 m <sup>2</sup>
25	Sień	4,1 m <sup>2</sup>
26		12,0 m <sup>2</sup>
27		12,1 m <sup>2</sup>
28	Poczekalnia	11,8 m <sup>2</sup>
29	Korytarz	5,4 m <sup>2</sup>
30	WC	2,0 m <sup>2</sup>
31	Biuro	6,1 m <sup>2</sup>
32	Dyżurka	11,7 m <sup>2</sup>
33	Pom. gospodarcze	3,6 m <sup>2</sup>
<b>Razem</b>		<b>445,9 m<sup>2</sup></b>

Rzecznik Budowlany  
mgr inż. Eugeniusz Legeżyński  
AS-R-3386/11/89/Bg  
Dz. 49/01/R CRRB

KOMENDA WOJEWÓDZKA  
PAŃSTWOWA STRAŻ POŻARNA  
W TORUNIU  
Województwo Kujawsko-Pomorskie  
Wieloletni kierownik specjalisty


PROJEKTOWANIE I NADZORY BUDOWLANE inż. Jolanta Krus-Piechocka			
Branża	Budowlana - inwentaryzacja	Rzut parteru	
Obiekt	Budynek Urzędu Gminy ul. Szosa Gdańska 55A 86-031 Osielsko	Investor	Urząd Gminy Osielsko ul. Szosa Gdańska 55A 86-031 Osielsko
Projektant	inż. Jolanta Krus-Piechocka	Nr upr.	7210/78/82
Nr zlec.	Data. 23.09.2009	Skala.	1 : 100
		Nr rys.	A2

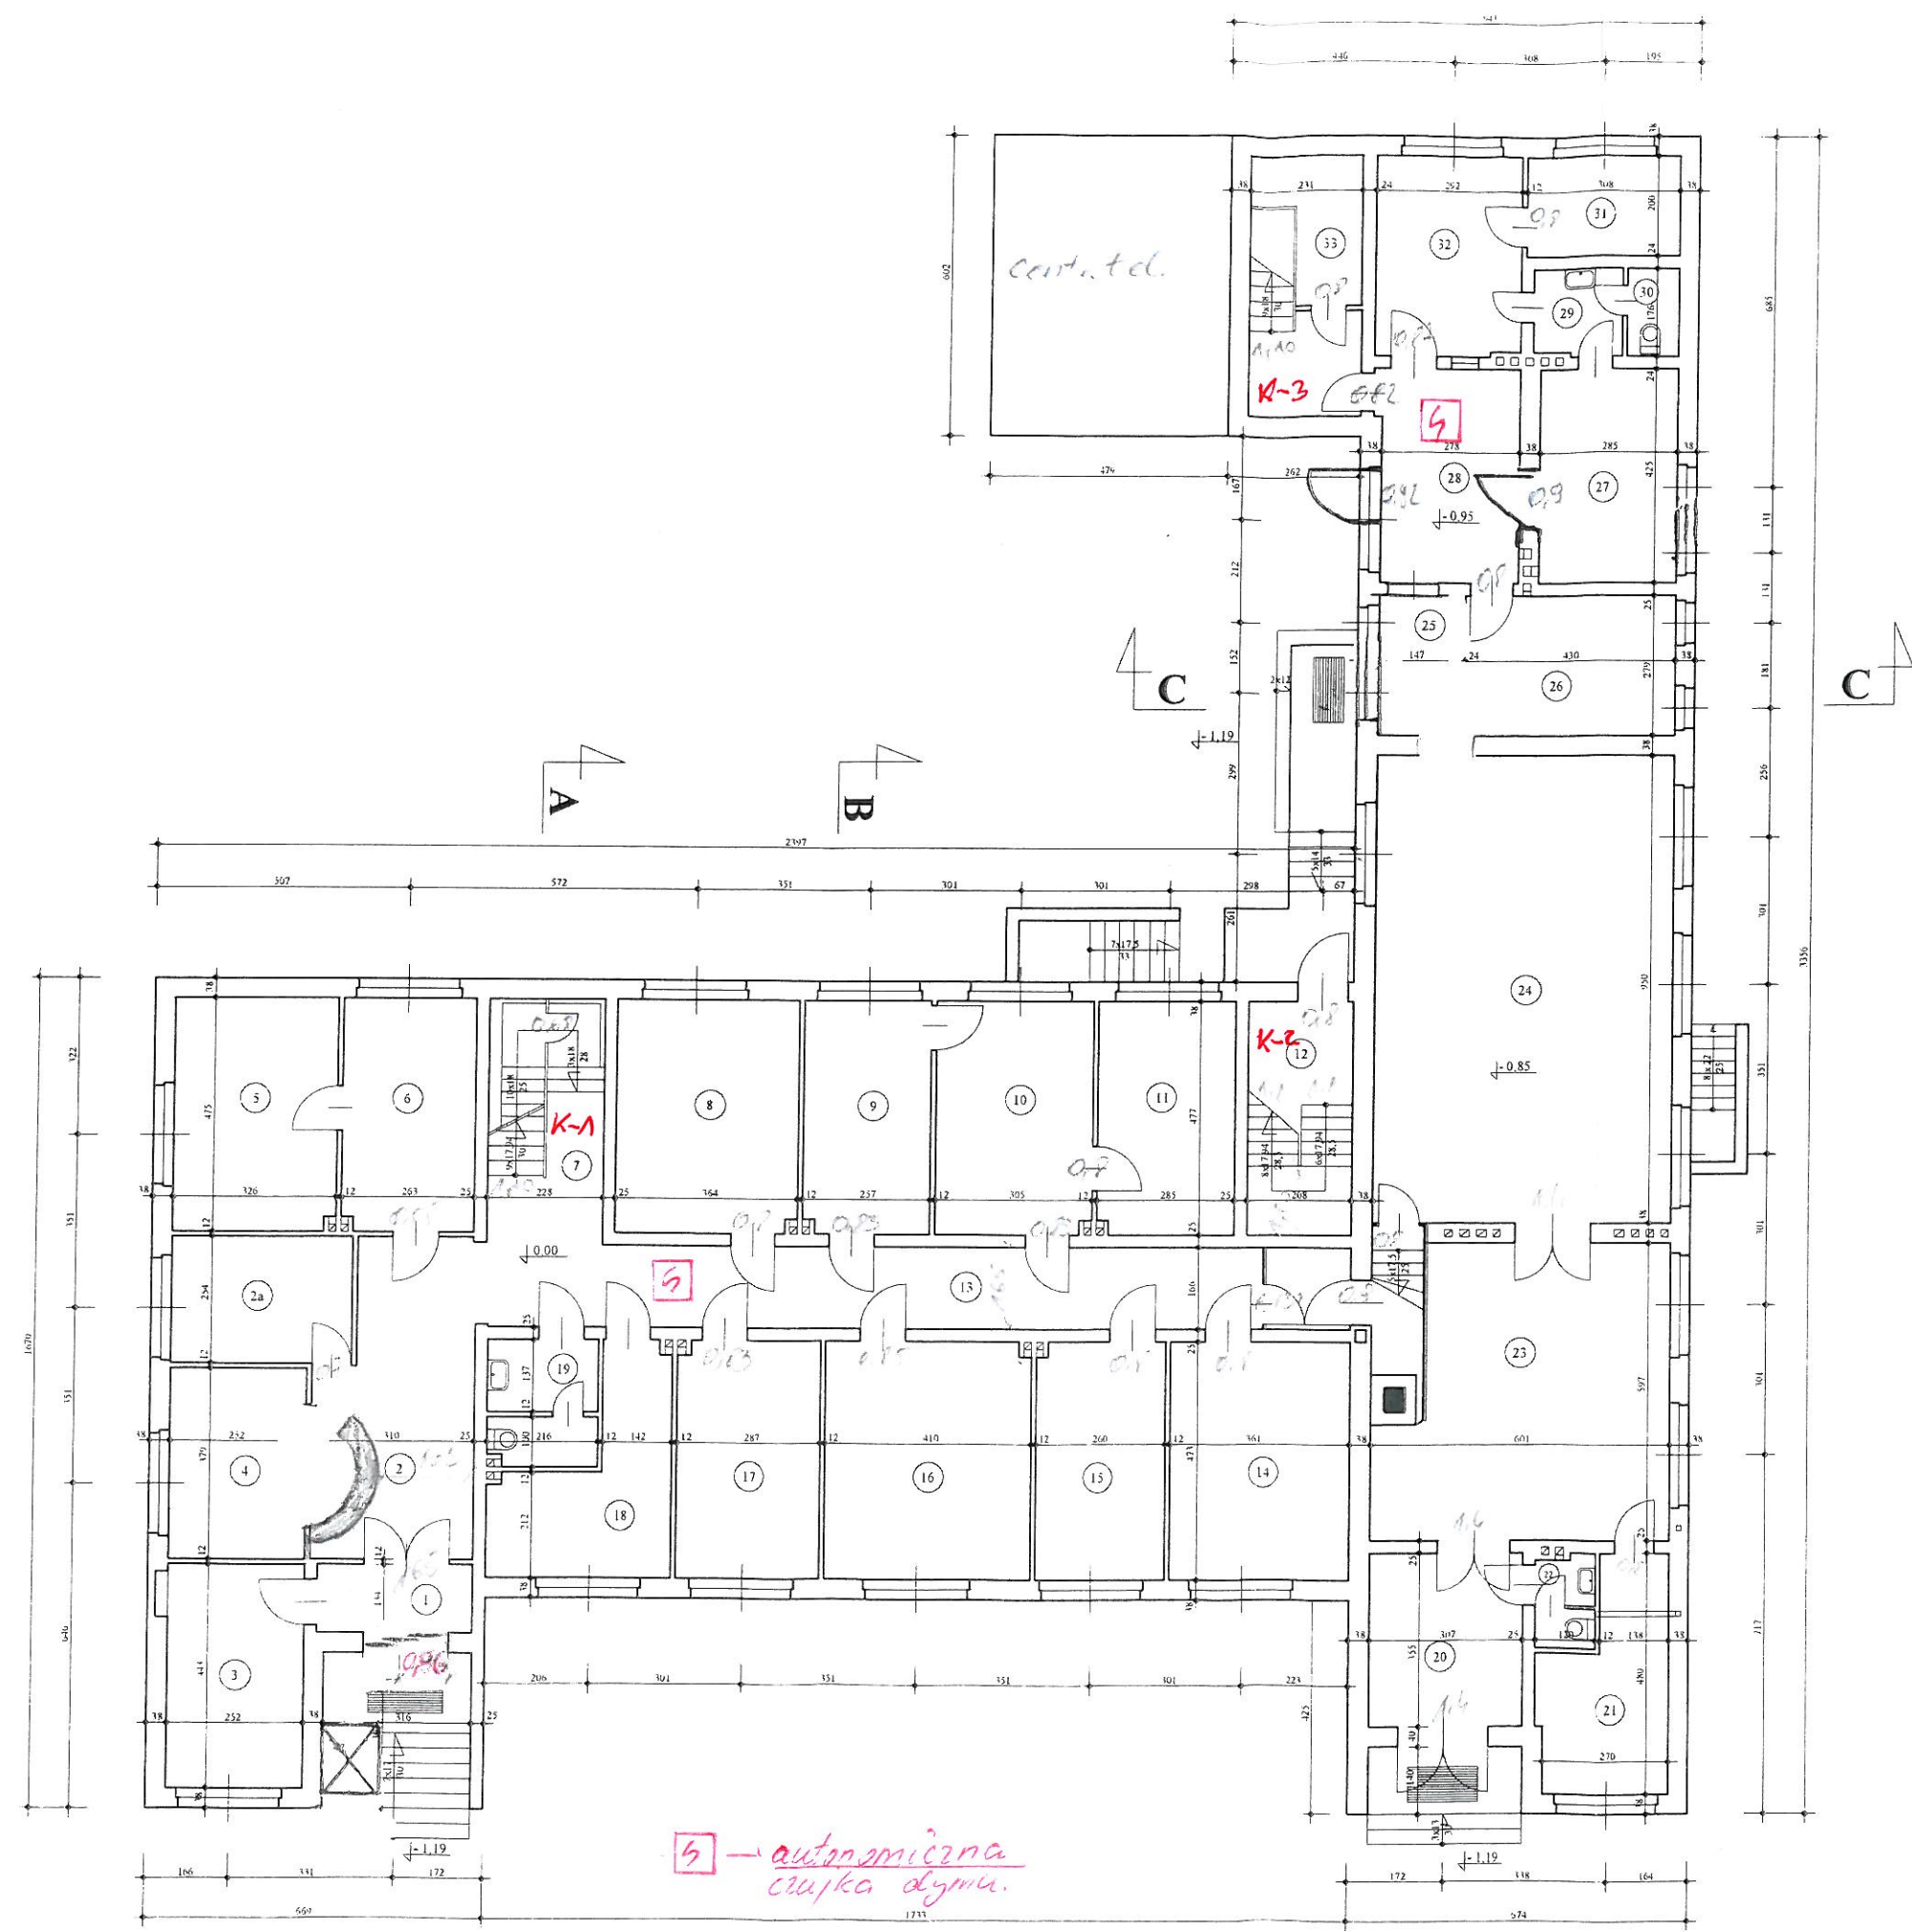

5 - automatyczna czujka dymu.

Rzeczoznawca Budowlany  
mgr inż. Ryszard Leżyński  
UAN-RZ/0386/11/89/Bg  
poz. 49/01/R CRRB


KOMENDA WOJEWÓDZKA  
PAŃSTWOWEJ SŁUŻBY POLICJNEJ  
W TORUNIU  
Wojewódzki Inspektorat  
Wojewódzki Inspektorat

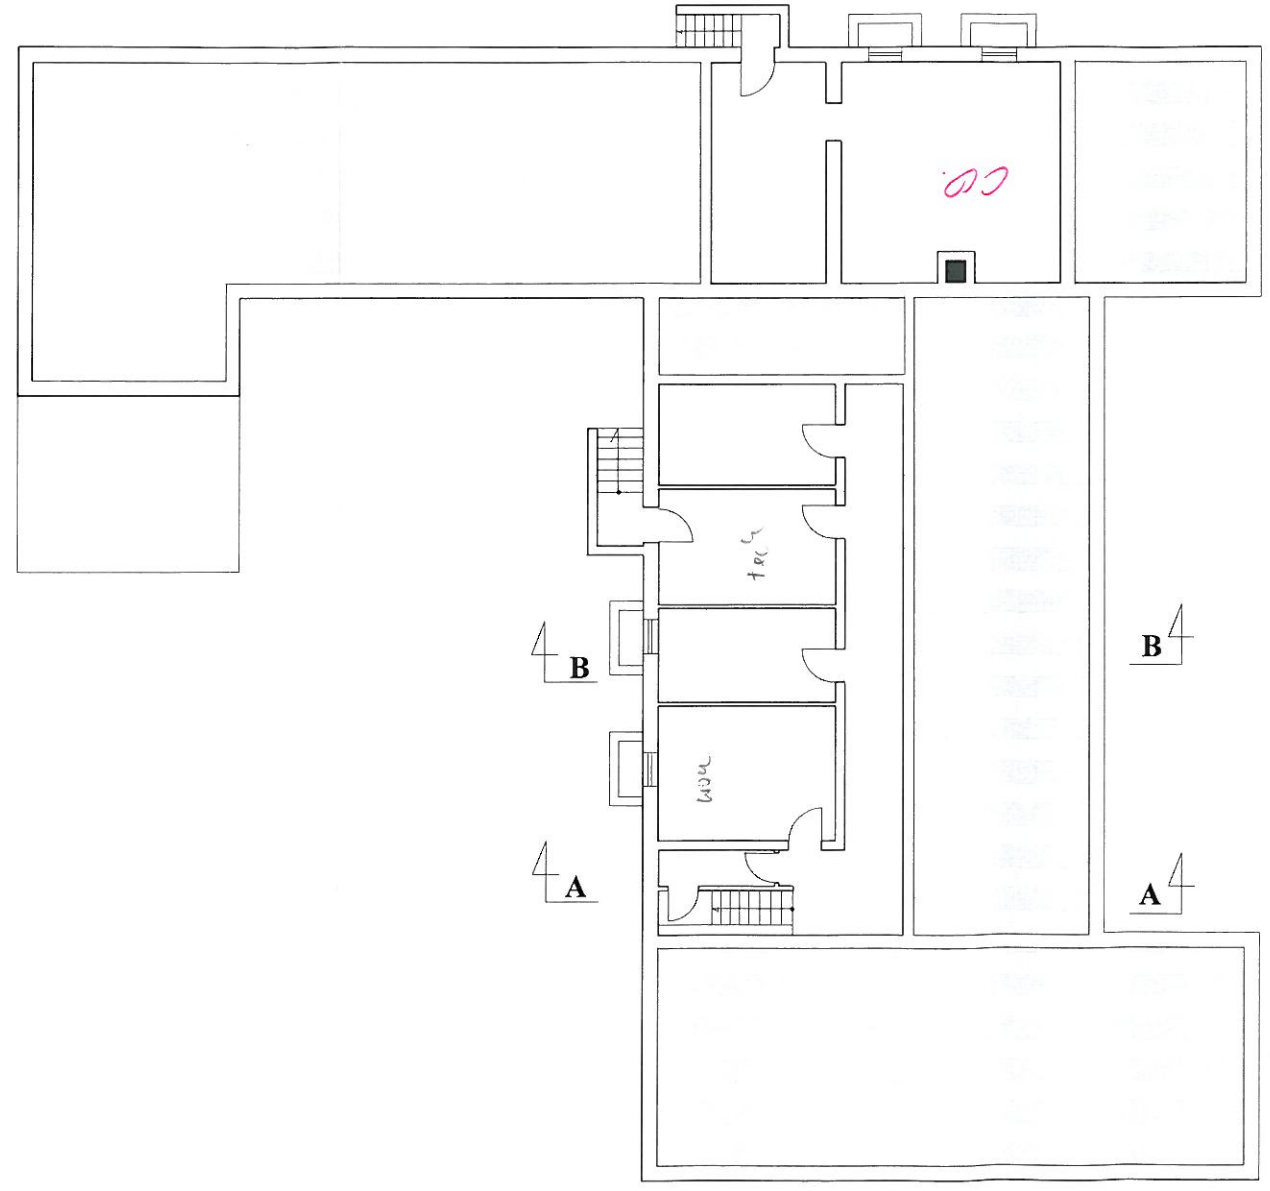



PROJEKTOWANIE I NADZORY BUDOWLANE inż. Jolanta Krus-Piechocka	
Brzoza Budowlana	Tytuł
ul. Słoneczna 55A, 86-031 Olsztyn	Investor
Projektant inż. Jolanta Krus-Piechocka	Urząd Gminy Olsztyn
Nr. zlec. 23.09.2019	ul. Słoneczna 55A, 86-031 Olsztyn
Nr. dec. 1:100	Nr. upr. 72107/982
	Skala: 1:100
	Nr. rys. AI

 
RZECZOZNAWCA DO SPRAW ZABEZPIECZEN  
PRZECIWPOŻAROWYCH  
mgr inż. Wojciech Gmieczyk  
Nr. upr. 134/197




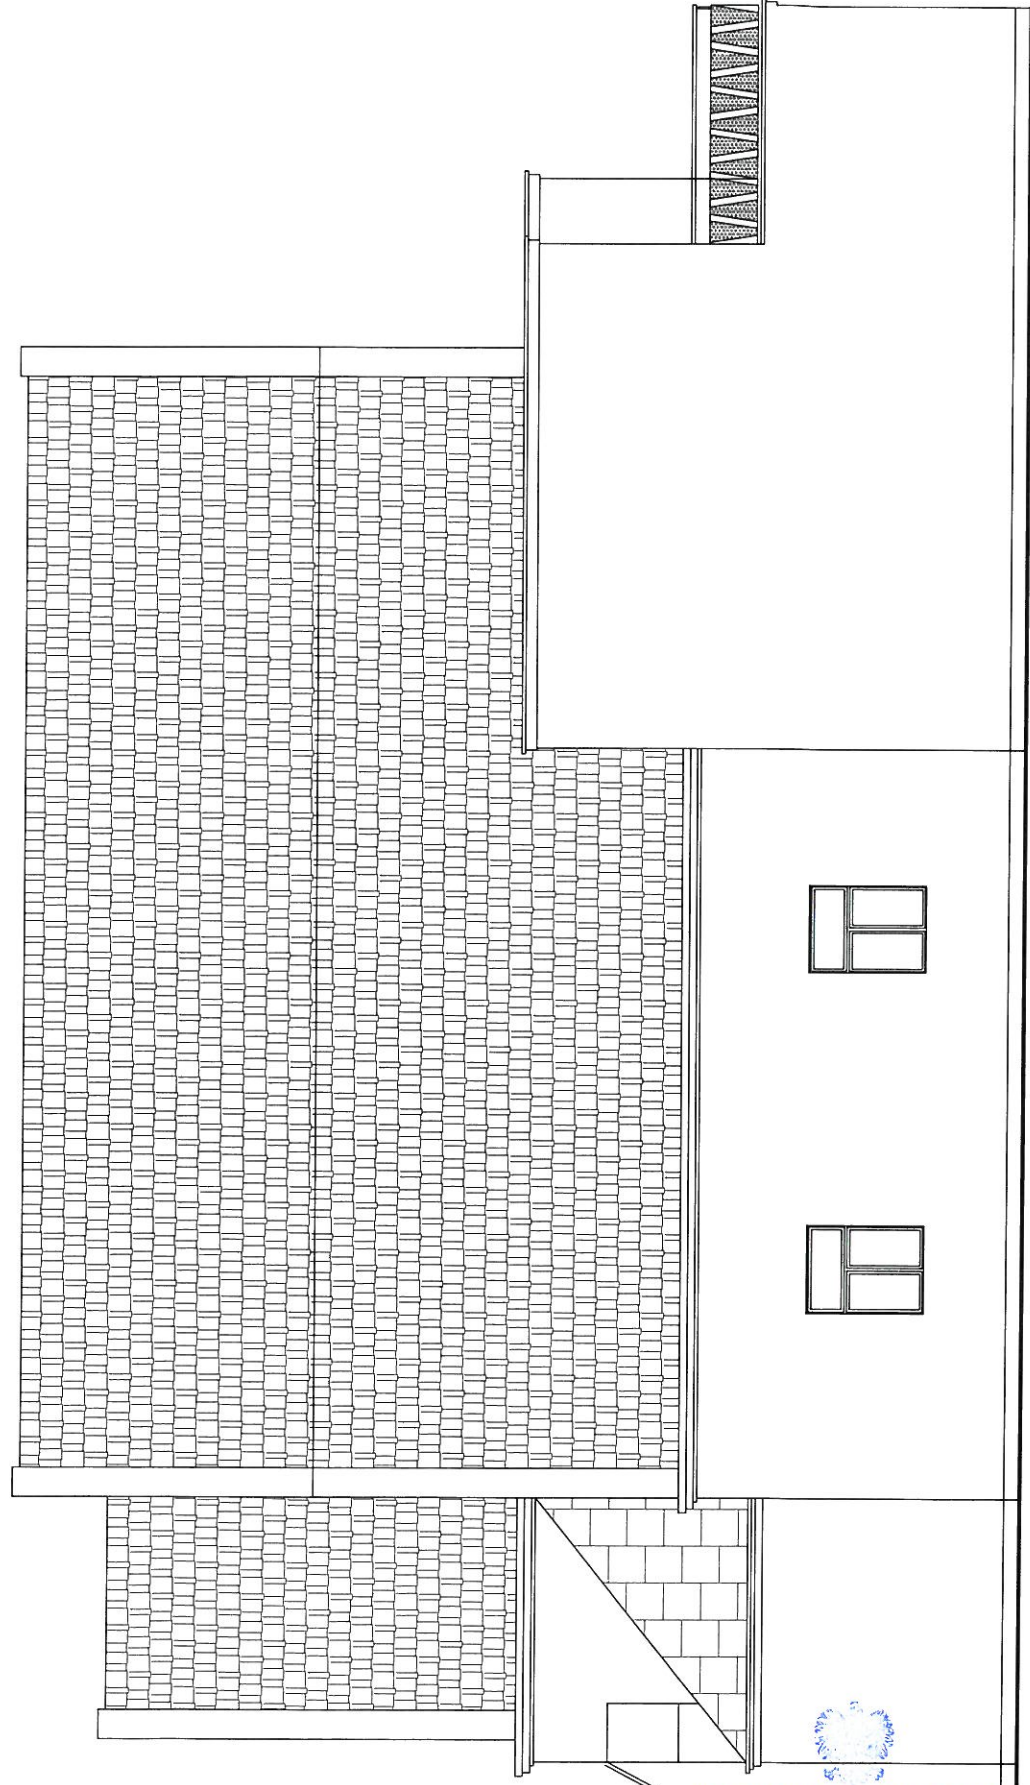


  
**KOMENDA WOJEWÓDZKA**  
**PAŃSTWOWEJ STRAŻY POŻARNEJ**  
**W TORUNIU**  
 Wzrost i rozwój  
 Wzrost i rozwój

Tytuł rysunku: <b>ELEWACJA POŁUDNIOWA - INWENTARYZACJA</b>		Projektant: mgr inż. arch. Karolina Adamczyk-Skapińska Nr upr. - KPORK IA 57/2009 do projektowania bez ograniczeń w specjalności architektonicznej	Skala: <b>1 : 1 0 0</b>
Objekt: Gminny Ośrodek Kultury w Osiełsku ul. Szosa Gdanska 57, 86-031 Osiełsko dz. nr 25/8		 <b>KA STUDIO</b> Karolina Adamczyk-Skapińska Borówno, ul. Brzoźowa 21, 86-022 Dobrcz www.architekt-kastudio.pl tel. 606 33 22 56	Data: <b>25.05.2011</b>
Inwestor: Gminny Ośrodek Kultury w Osiełsku ul. Szosa Gdanska 57, 86-031 Osiełsko			Bransz: <b>ARCHITEKTURA</b>

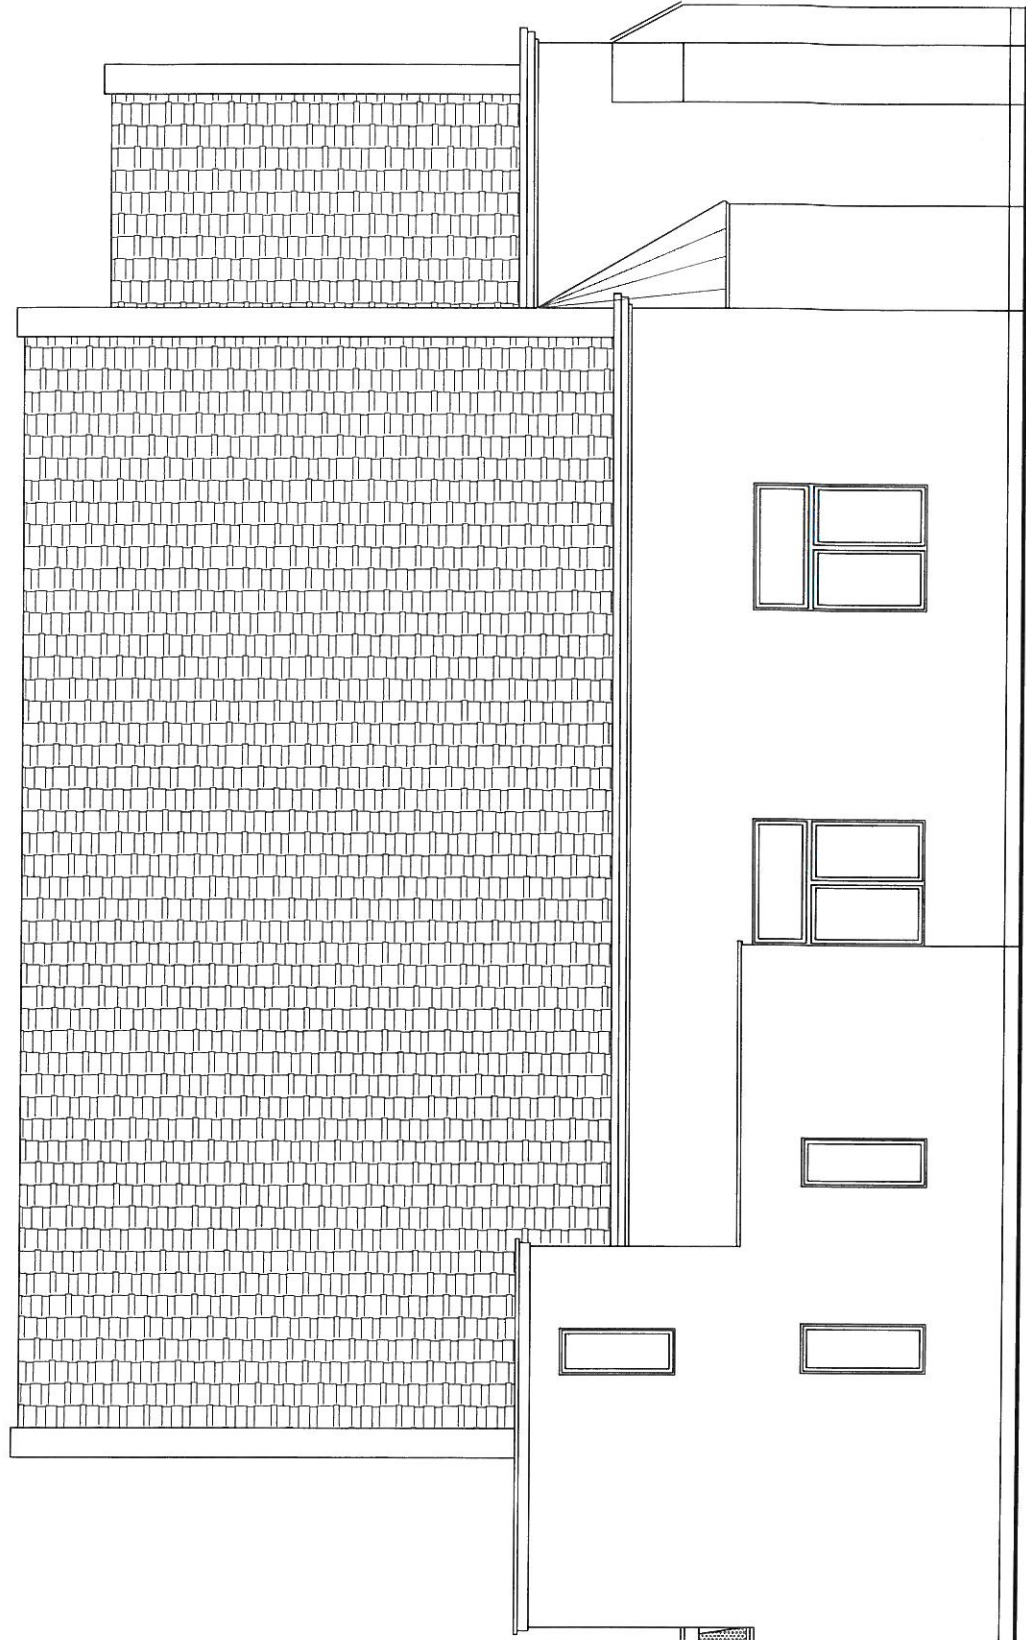

   
**KOMENDA WOJEWÓDZKA  
 PAŃSTWOWEJ STRAŻY POŻARNEJ  
 W TORUNIU**  
 Województwo Pomorskie  
 Wydział Techniczny i Sprężarki

<b>ELEWACJA PÓŁNOCNA - INWENTARYZACJA</b>		Skala: <b>1 : 1 0 0</b>
Tytuł rysunku:	Projektant: <b>mgr inż. arch. Karolina Adamczyk-Skapińska</b> <small>Nr upr. KPONK IA 57/2009          do projektowania bez ograniczeń w specjalności architektonicznej</small>	Data: <b>25.05.2011</b>
Obiekt: <b>Gminny Ośrodek Kultury w Osiejsku ul. Szosa Gdańska 57, 86-031 Osiejsko</b> dz. nr <b>25/8</b>	<b>KA STUDIO</b> <small>KA STUDIO Karolina Adamczyk-Skapińska          Borówno, ul. Brzozowa 21, 86-022 Dobrcz          www.architekt-kastudio.pl tel. 606 33 22 56</small>	Branża: <b>ARCHITEKTURA</b>
Inwestor: <b>Gminny Ośrodek Kultury w Osiejsku ul. Szosa Gdańska 57, 86-031 Osiejsko</b>		Rys.: <b>4</b>